
 
 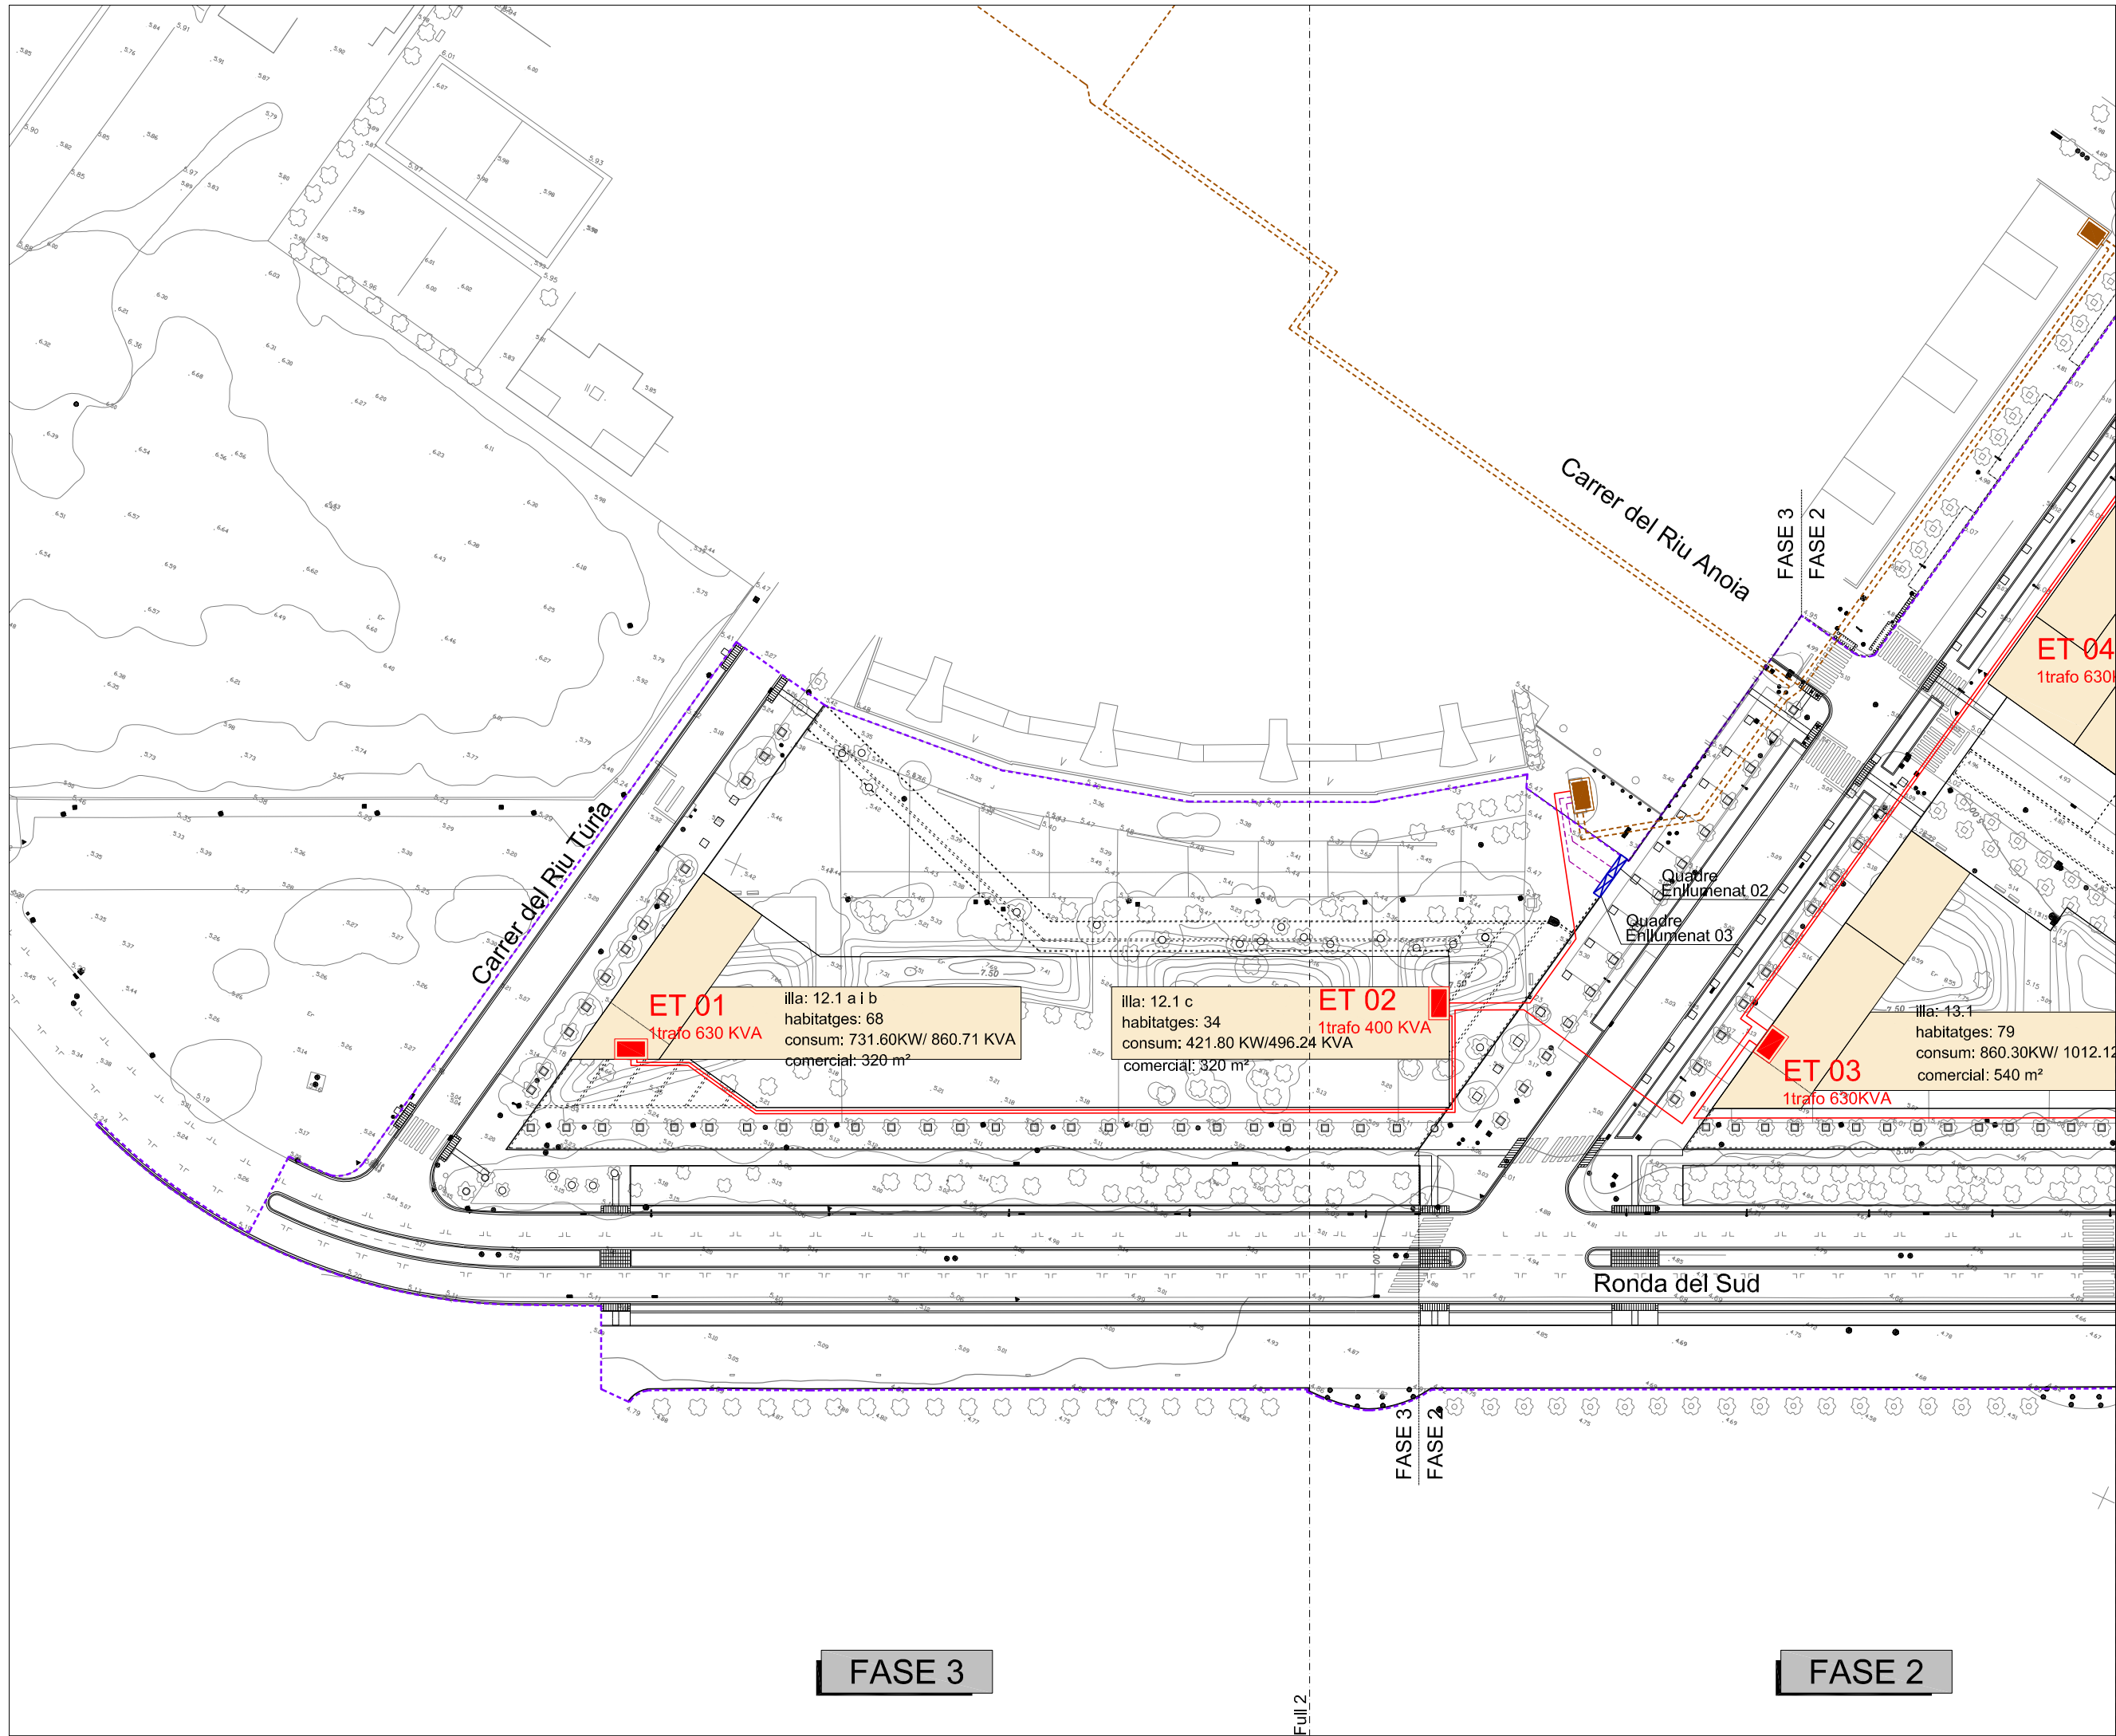




- Limit del projecte
- Xarxa de BT a quadre enllumenat
- Xarxa de MT nova
- Xarxa de MT existent
- ET existent
- ET nova



PLA DIRECTOR URBANÍSTIC DE LES ÀREES RESIDENCIALS ESTRATÈGIQUES DE L'ÀMBIT DEL BAIX LLOBREGAT

ÀREA RESIDENCIAL ESTRATÈGICA 'RONDA DEL SUD-AEROPORT' (El Prat de Llobregat) 2565.2

Títol del document
PROJECTE D'OBRES BÀSIQUES D'URBANITZACIÓ

Autors del projecte
Pere Santos Forrellad
Pere Santos Forrellad, enginyer de camins, c. i. p.
Lluís Marco Planells, enginyer de camins, c. i. p.
INGENIEROS ASOCIADOS, SA


Títol del Plànol
PLANTA XARXA D'ELECTRIFICACIÓ

Escala
A1 1:500
A3 1:1000
Núm. plànol
24
Data
JUNY 2010
Full
1 de 4


consorci **prat nord**



Ajuntament del **Prat de Llobregat**

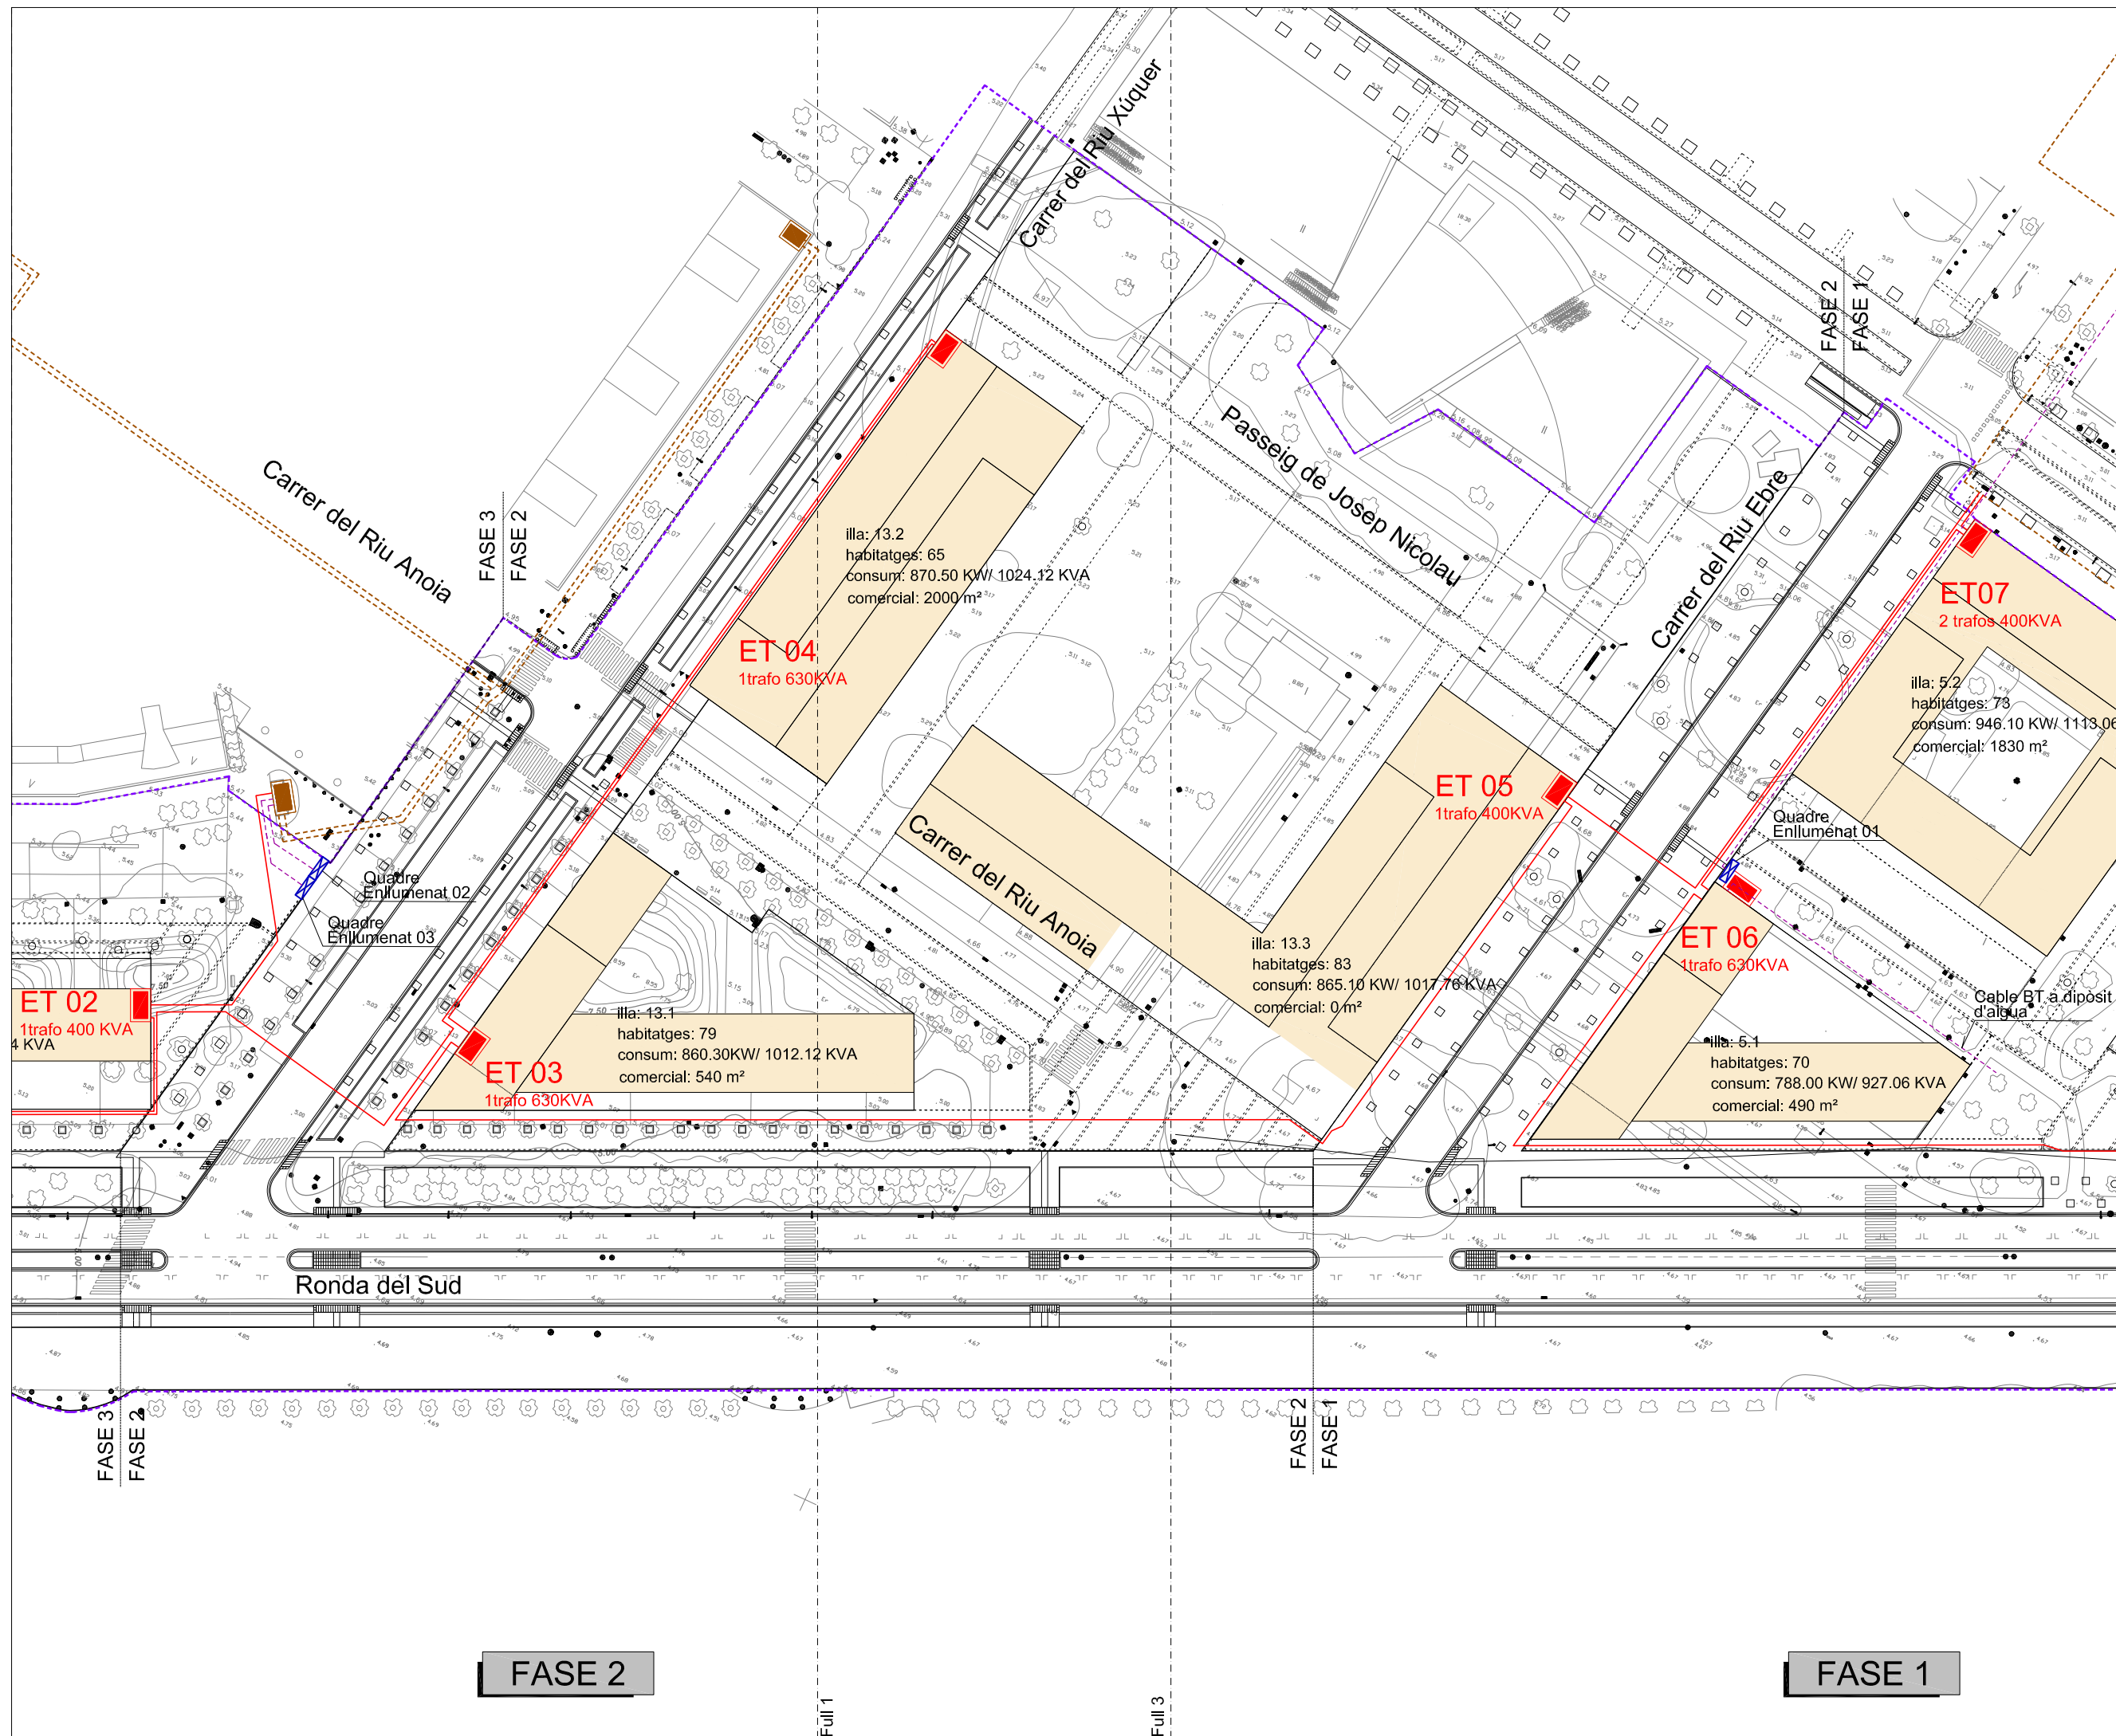

 - Limit del projecte
- Xarxa de BT a quadre enllumenat
- Xarxa de MT nova
- Xarxa de MT existent
- ET existent
- ET nova



0 5 10 15 20 25m



PLA DIRECTOR URBANÍSTIC DE LES ÀREES RESIDENCIALS ESTRATÈGIQUES DE L'ÀMBIT DEL BAIX LLOBREGAT

ÀREA RESIDENCIAL ESTRATÈGICA 'RONDA DEL SUD-AEROPORT' (El Prat de Llobregat) 2565.2

Títol del document
PROJECTE D'OBRES BÀSIQUES D'URBANITZACIÓ

Autors del projecte


Pere Santos Forrellad, enginyer de camins, c. i. p.
Lluís Marco Planells, enginyer de camins, c. i. p.
INGENIEROS ASOCIADOS, SA

Títol del Plànol
PLANTA XARXA D'ELECTRIFICACIÓ



Escala
A1 1:500
A3 1:1000
Data
JUNY 2010
Núm. plànol
24
Full
2 de 4

consorci prat nord

Ajuntament del Prat de Llobregat

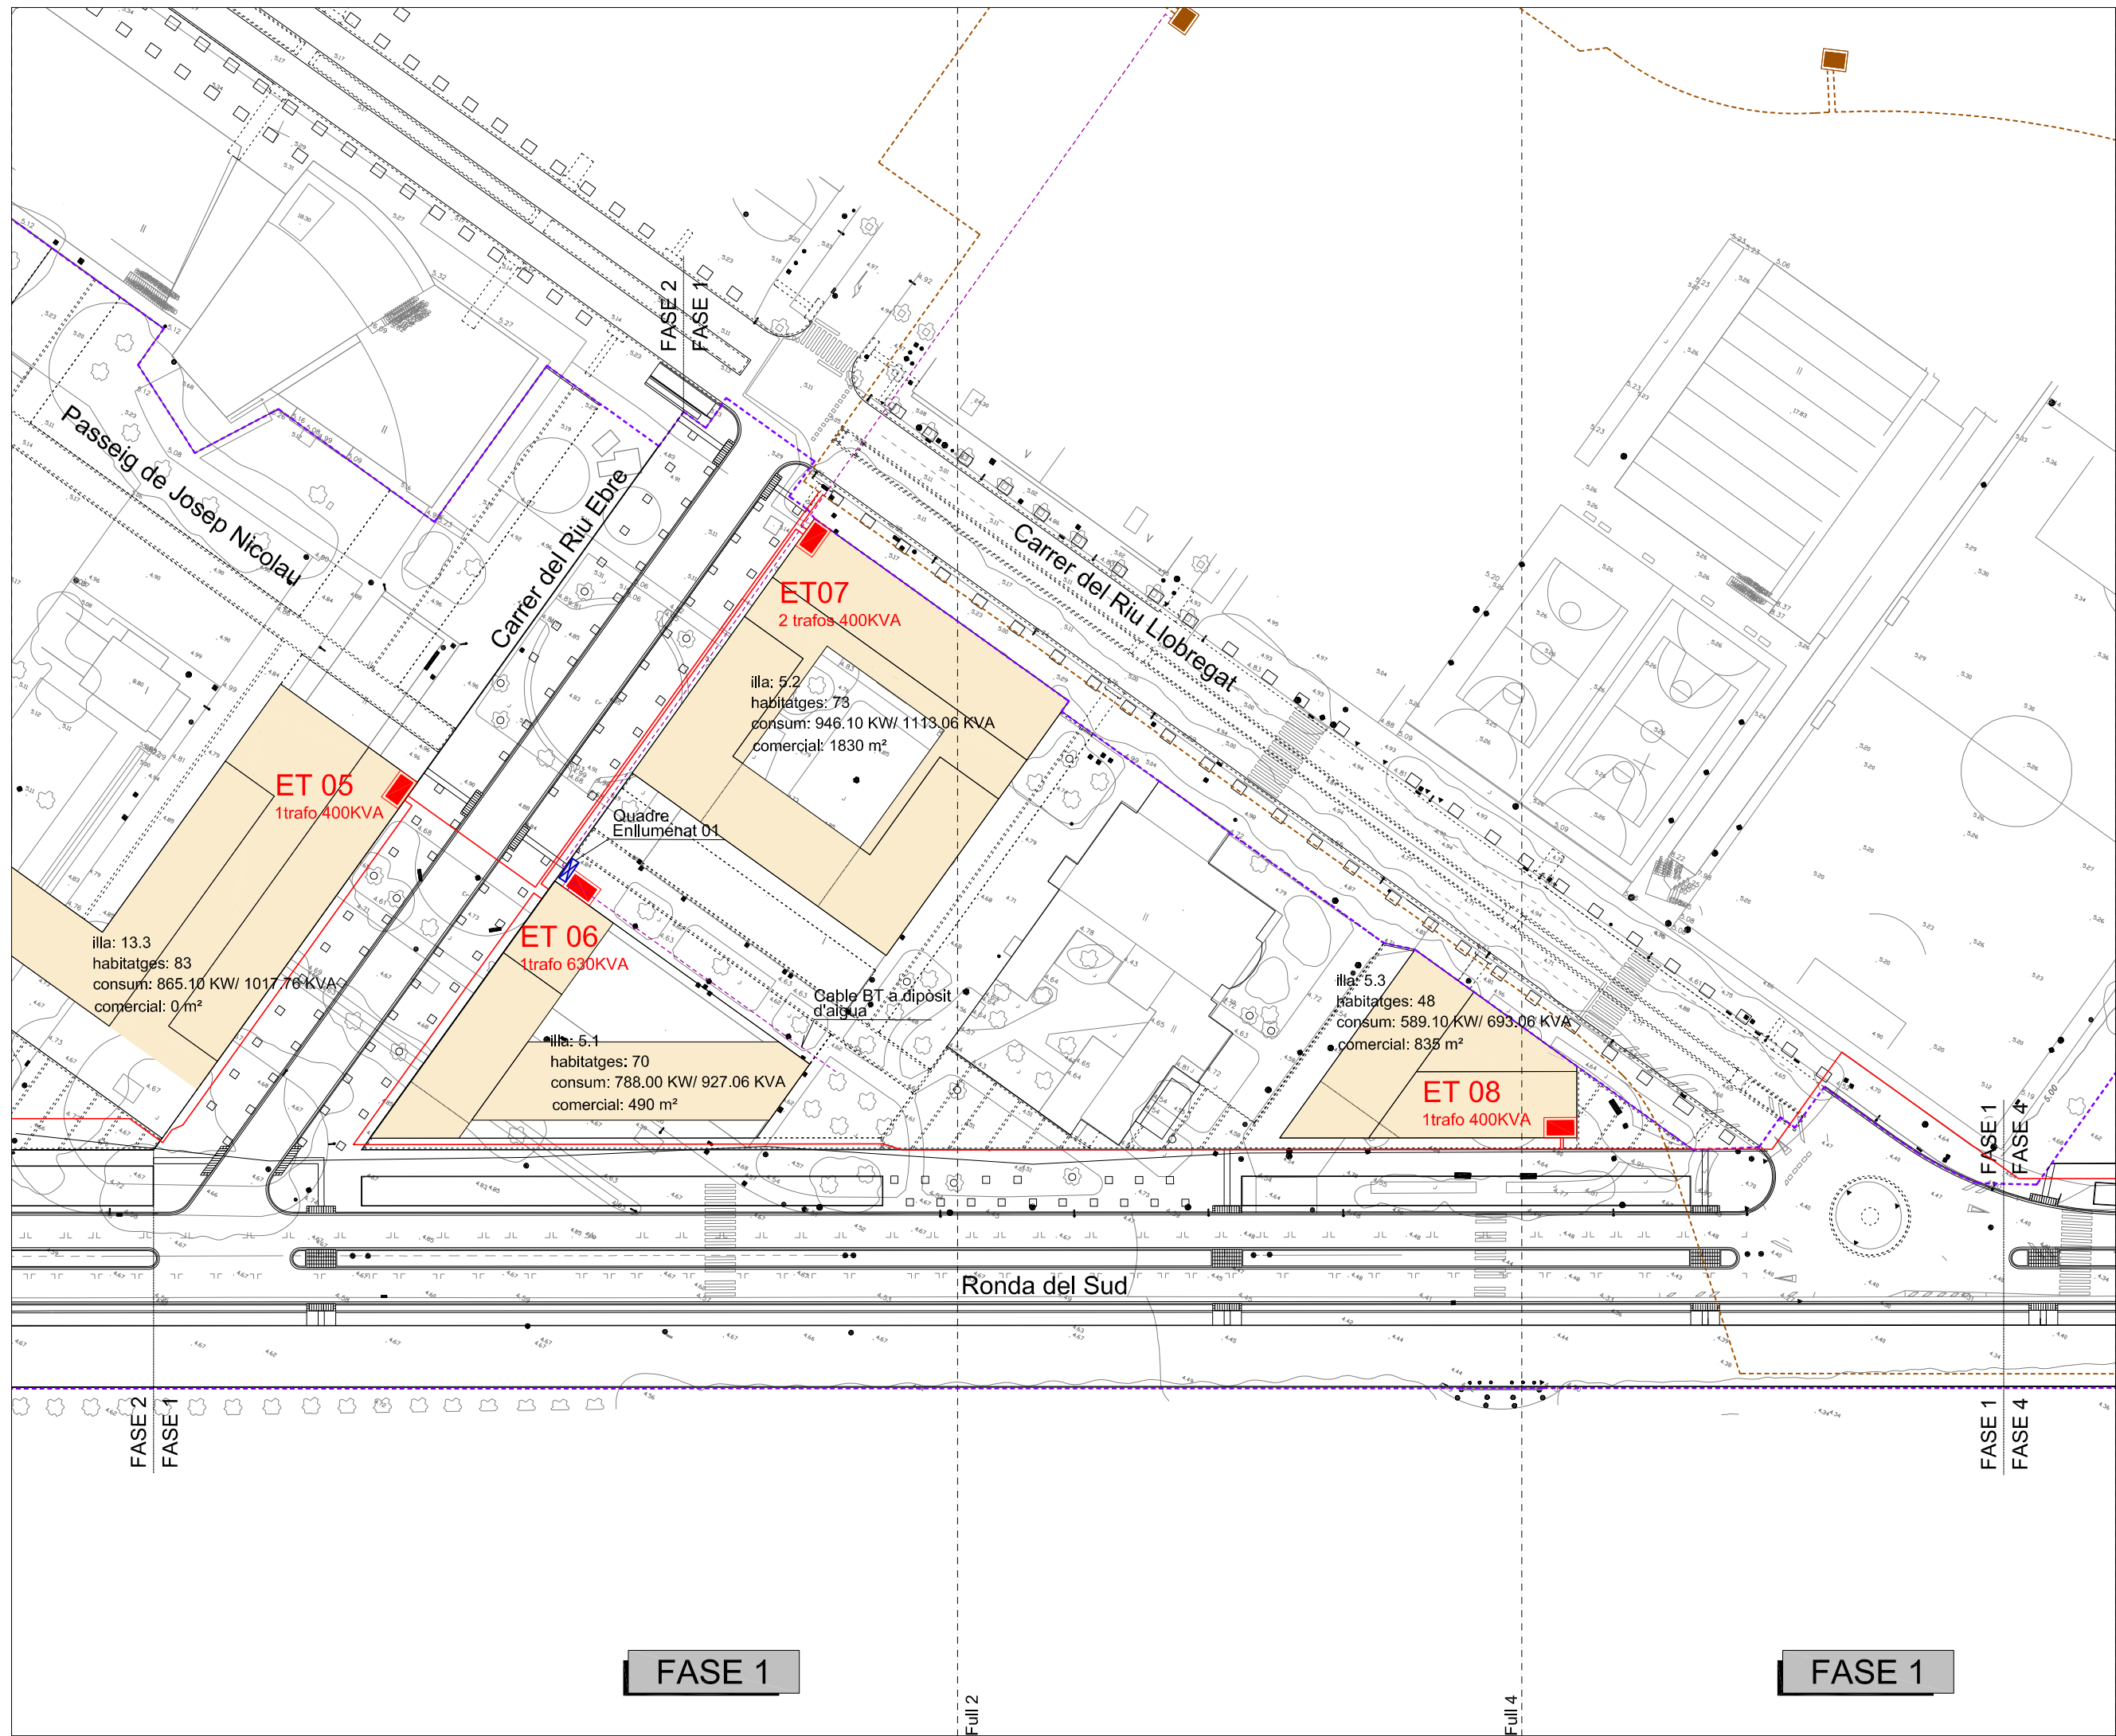

  - Limit del projecte
- Xarxa de BT a quadre enllumenat
- Xarxa de MT nova
- Xarxa de MT existent
- ET existent
- ET nova



PLA DIRECTOR URBANÍSTIC DE LES ÀREES RESIDENCIALS ESTRATÈGIQUES DE L'ÀMBIT DEL BAIX LLOBREGAT

ÀREA RESIDENCIAL ESTRATÈGICA 'RONDA DEL SUD-AEROPORT' (El Prat de Llobregat) 2565.2


Títol del document
PROJECTE D'OBRES BÀSIQUES D'URBANITZACIÓ

Autors del projecte
Pere Santos Forrellad
Pere Santos Forrellad, enginyer de camins, c. i. p.
Lluís Marco Planells, enginyer de camins, c. i. p.
INGENIEROS ASOCIADOS, SA



Títol del Plànol
PLANTA XARXA D'ELECTRIFICACIÓ

Escala	Núm. plànol
A1 1:500	24
A3 1:1000	
Data	Full
JUNY 2010	3 de 4

consorci **prat nord**

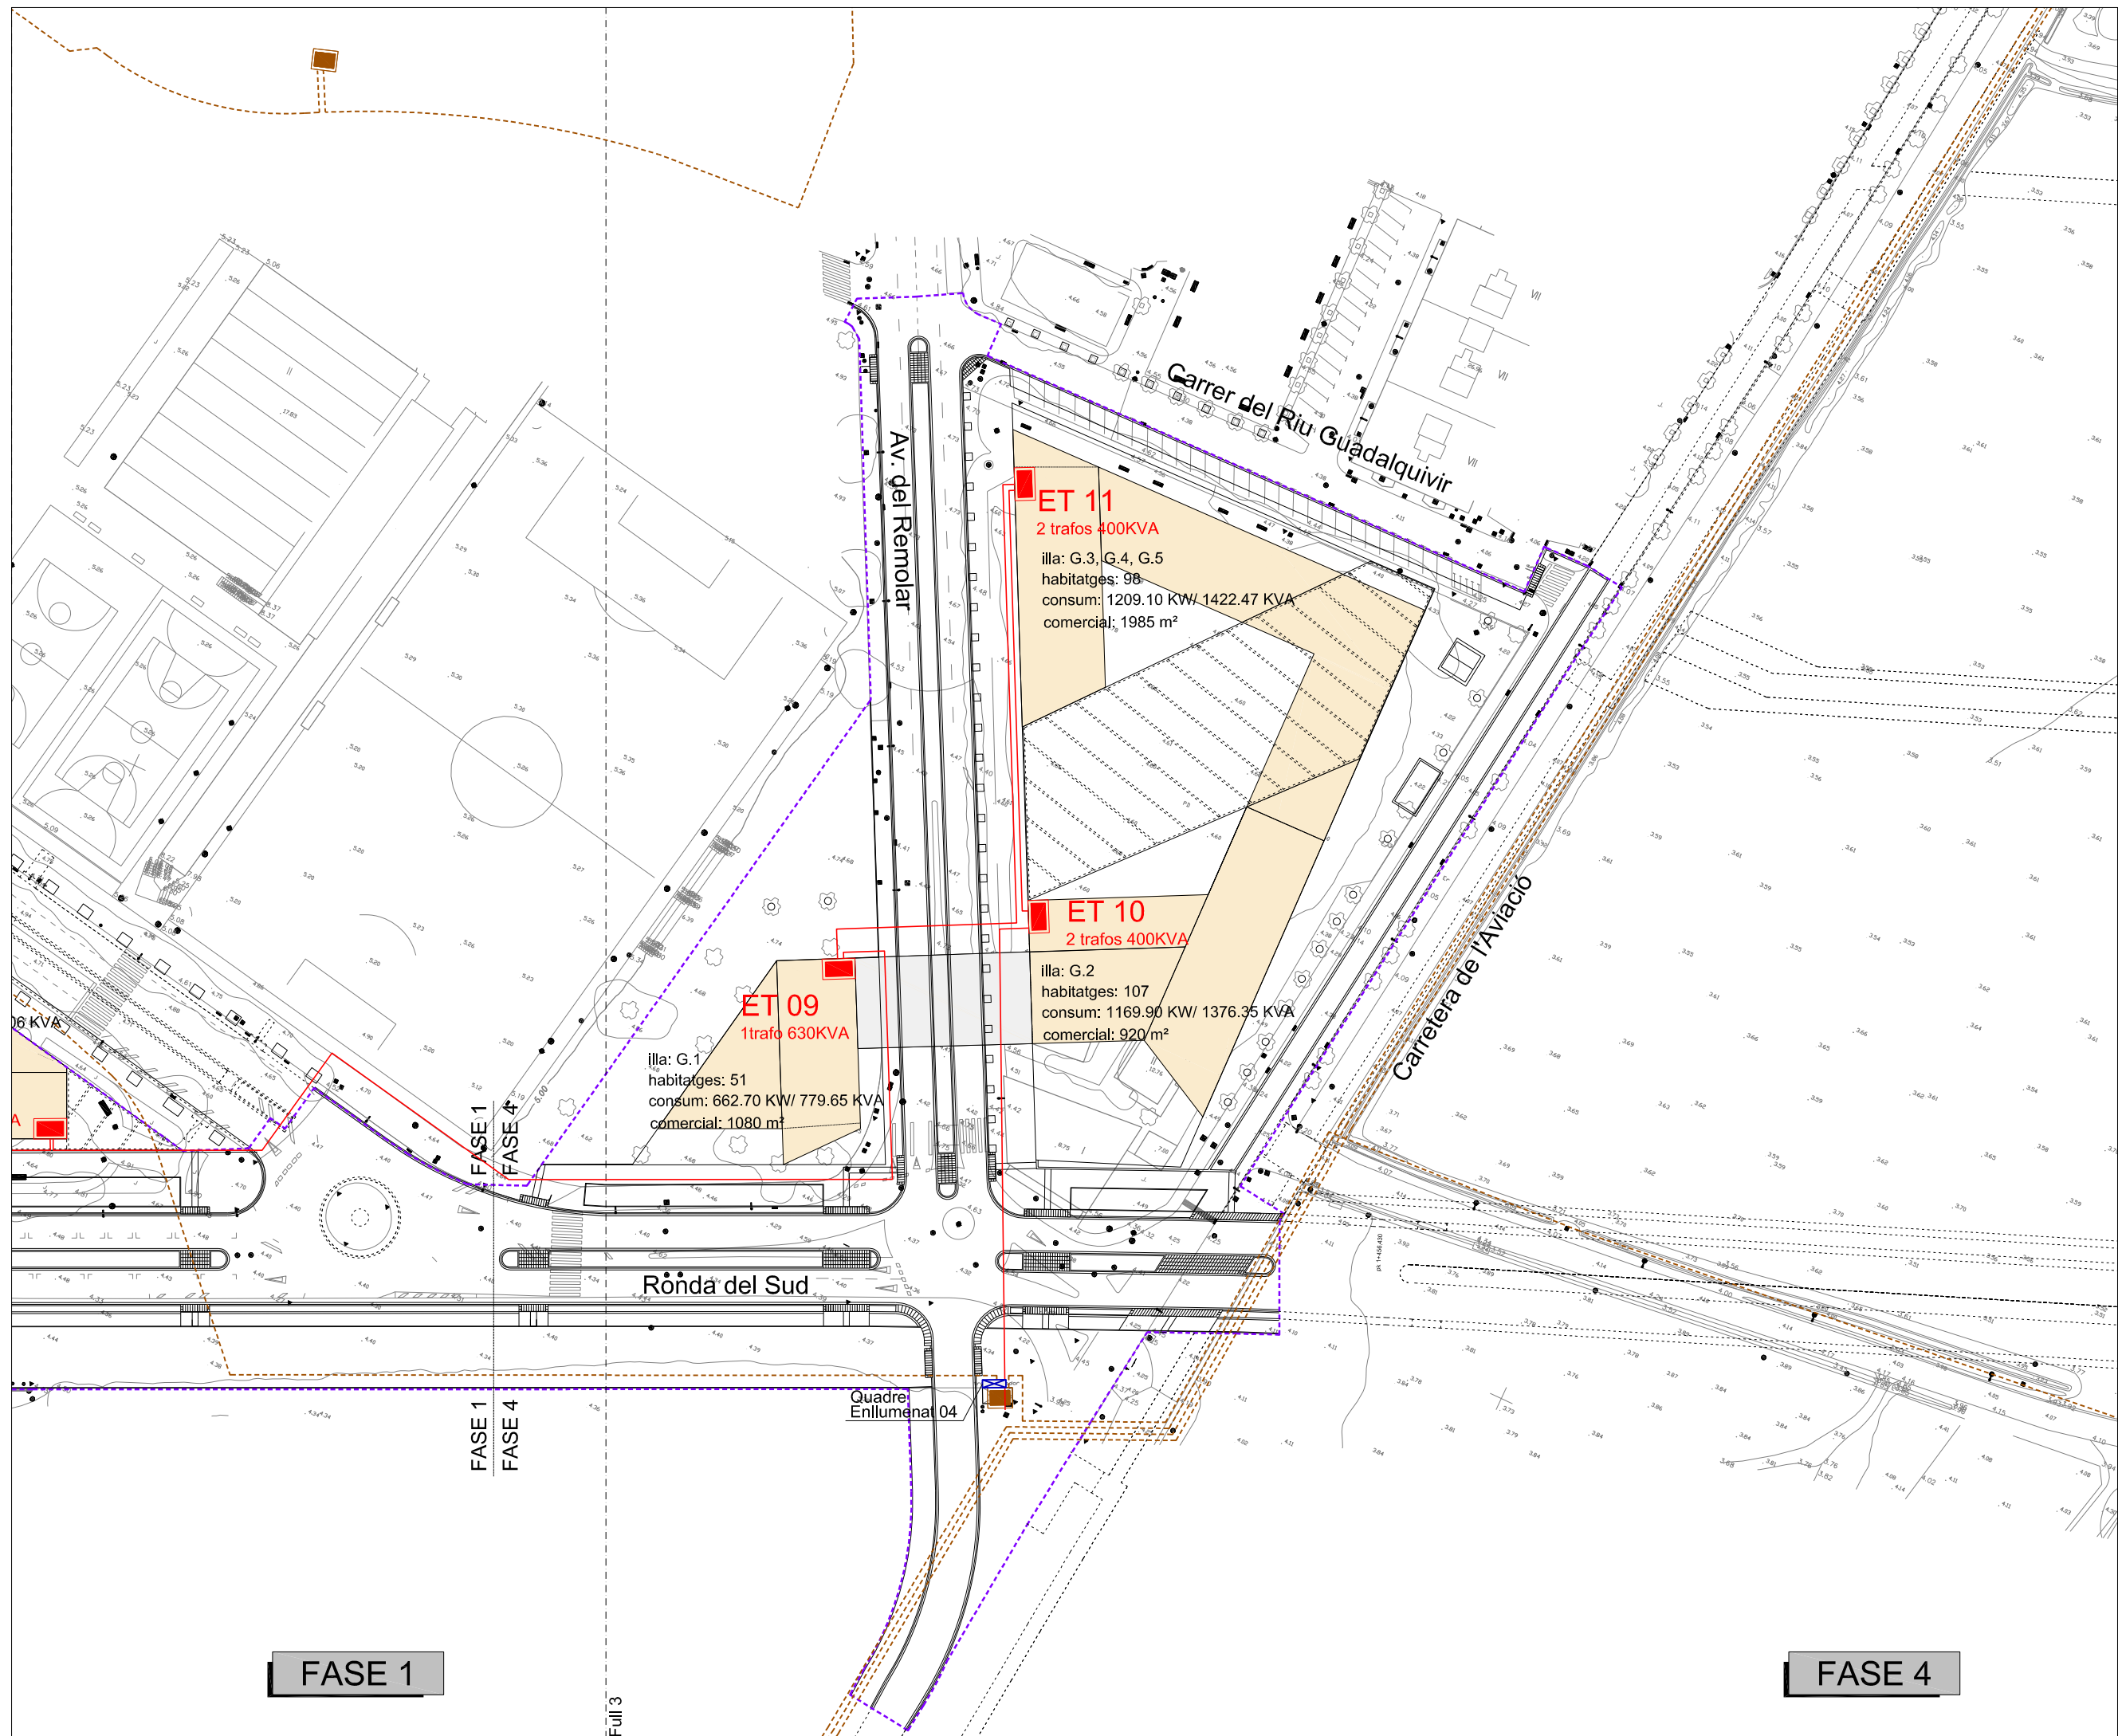

  - Límit del projecte
- Xarxa de BT a quadre enllumenat
- Xarxa de MT nova
- Xarxa de MT existent
- ET existent
- ET nova



PLA DIRECTOR URBANÍSTIC DE LES ÀREES RESIDENCIALS ESTRATÈGIQUES DE L'ÀMBIT DEL BAIX LLOBREGAT

ÀREA RESIDENCIAL ESTRATÈGICA 'RONDA DEL SUD-AEROPORT' (El Prat de Llobregat) 2565.2

Títol del document
PROJECTE D'OBRES BÀSIQUES D'URBANITZACIÓ

Autors del projecte

Pere Santos Forrellad, enginyer de camins, c. i. p.
Lluís Marco Planells, enginyer de camins, c. i. p.
INGENIEROS ASOCIADOS, SA

Títol del Plànol
PLANTA XARXA D'ELECTRIFICACIÓ

 
Escala
A1 1:500
A3 1:1000
Data
JUNY 2010

Núm. plànol
24
Full
4 de 4

consorci prat nord



Ajuntament del Prat de Llobregat



PLA DIRECTOR URBANÍSTIC DE LES ÀREES RESIDENCIALS ESTRATÈGIQUES DE L'ÀMBIT DEL BAIX LLOBREGAT

ÀREA RESIDENCIAL ESTRATÈGICA 'RONDA DEL SUD-AEROPORT' (El Prat de Llobregat) 2565.2

Títol del document
PROJECTE D'OBRES BÀSIQUES D'URBANITZACIÓ

Autors del projecte


Pere Santos Forrellad, enginyer de camins, c. i. p.
Lluís Marco Planells, enginyer de camins, c. i. p.
INGENIEROS ASOCIADOS, SA

Títol del Plànol
Planta de variants de línies existents.


Escala	Núm. plànol
A1 1:500	25
A3 1:1000	
Data	Full
JUNY 2010	1 de 1

consorci **prat nord**


OBRA CIVIL ESTACIÓ TRANSFORMADORA
SECCIÓ PFU4
ESCALA: 1/50

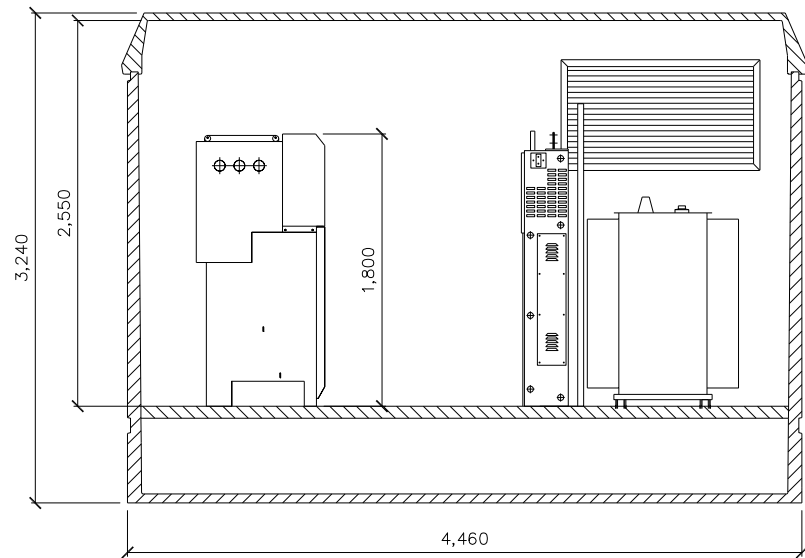


OBRA CIVIL ESTACIÓ TRANSFORMADORA
LATERAL ESQUERRE
ESCALA: 1/50

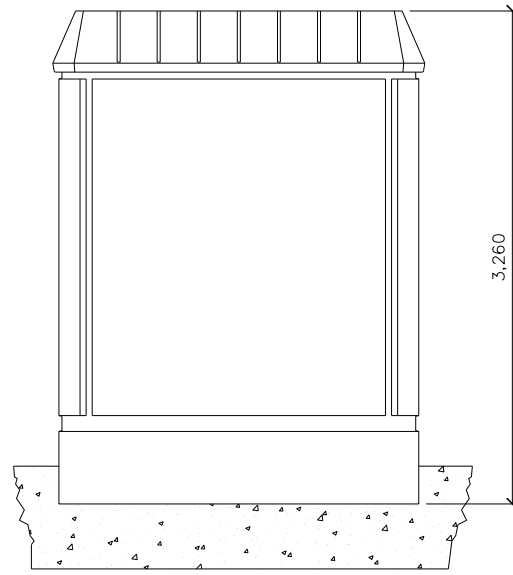


OBRA CIVIL ESTACIÓ TRANSFORMADORA
LATERAL DRET
ESCALA: 1/50

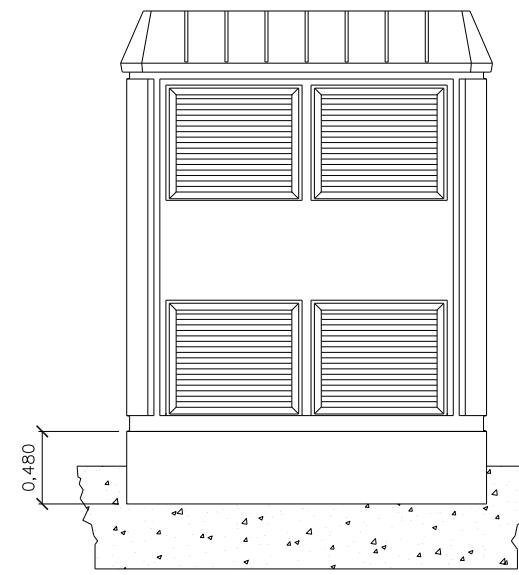

OBRA CIVIL ESTACIÓ TRANSFORMADORA
PLANTA PFU4
ESCALA: 1/50

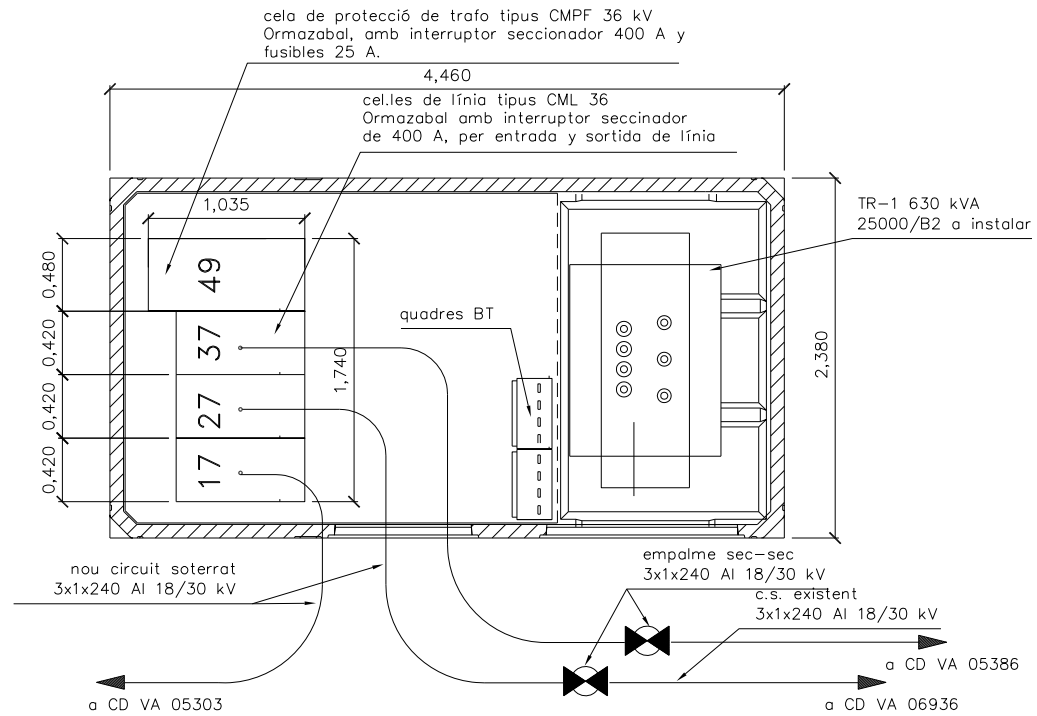

OBRA CIVIL ESTACIÓ TRANSFORMADORA
ALÇAT FRONTAL
ESCALA: 1/50

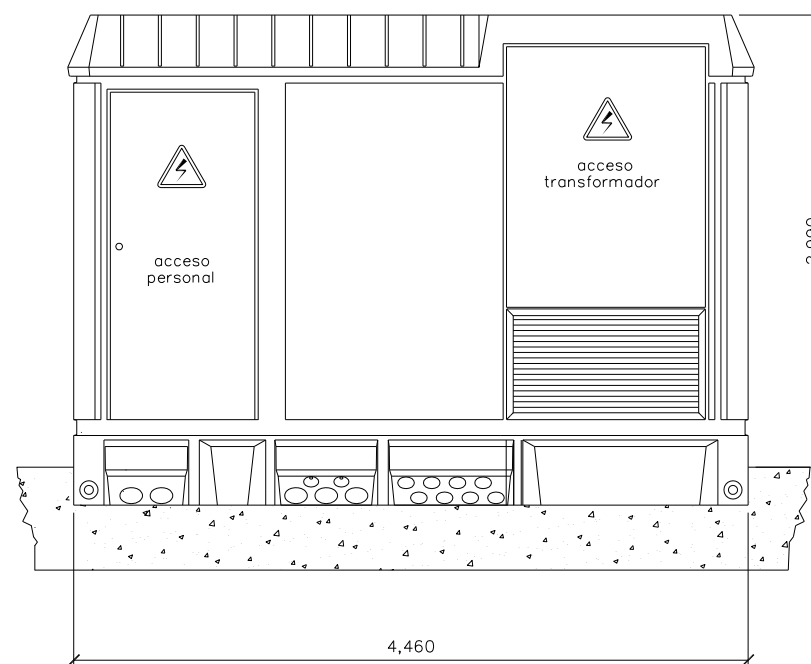PLA DIRECTOR URBANÍSTIC DE LES ÀREES
RESIDENCIALS ESTRATÈGIQUES DE L'ÀMBIT
DEL BAIX LLOBREGAT

ÀREA RESIDENCIAL
ESTRATÈGICA 'RONDA DEL
SUD-AEROPORT'
(El Prat de Llobregat) 2565.2

Títol del document

PROJECTE D'OBRES BÀSIQUES D'URBANITZACIÓ

Autors del projecte

Pere Santos Forrellad, enginyer de camins, c. i. p.
Lluís Marco Planells, enginyer de camins, c. i. p.
INGENIEROS ASOCIADOS, SA

Títol del Plànol

DETALLS D'ELECTRIFICACIÓ. ESTACIÓ TRANSFORMADORA.


Escala	Núm. plànol
--------	-------------

26

Data Full

JUNY 2010 1 de 1


consorci ^N prat nord

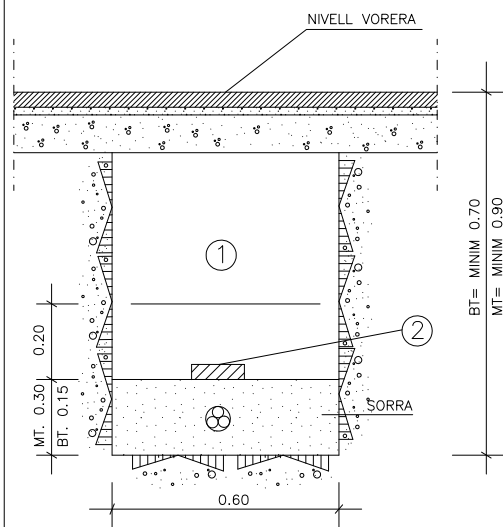


AMB 1 CIRCUIT

RASES TIPUS I (AMB TOTXO DE PROTECCIO)


ESCALA 1:10

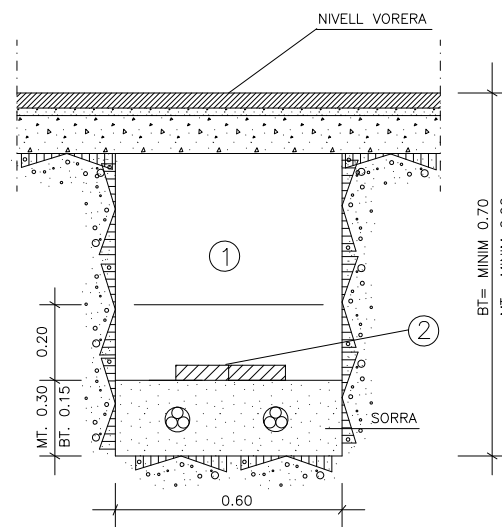


AMB 2 CIRCUITS

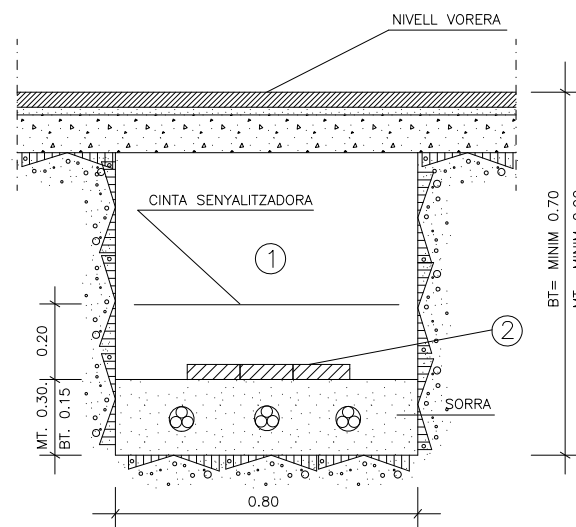

AMB 3 CIRCUITS

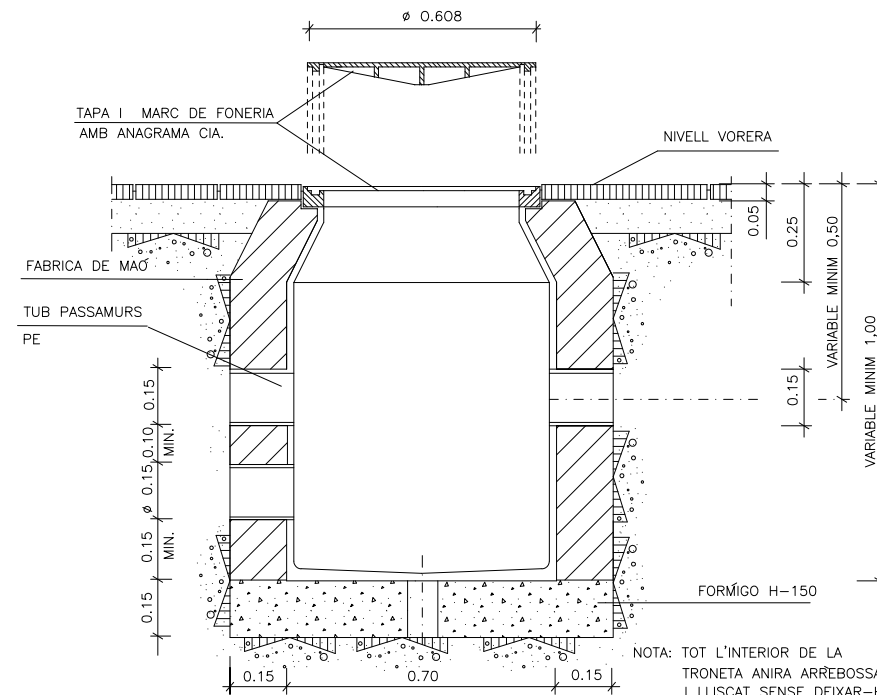


SECCIO A-A

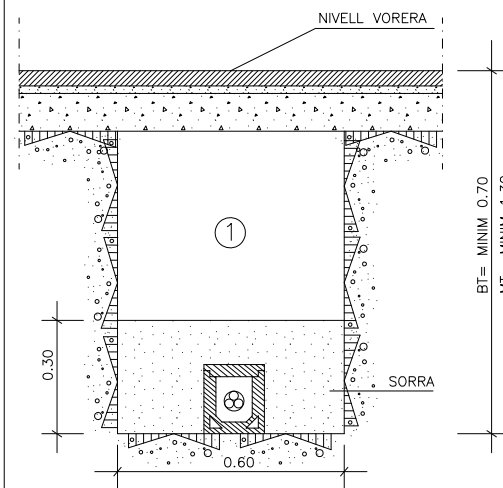


AMB 1 CIRCUIT

RASES TIPUS II (AMB CANALETA CERÀMICA)


ESCALA 1:10

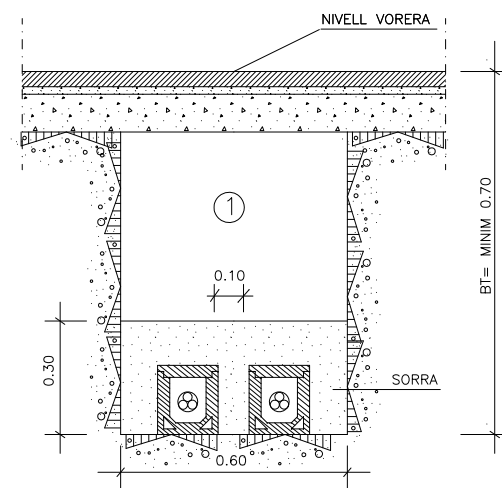

AMB 2 CIRCUITS

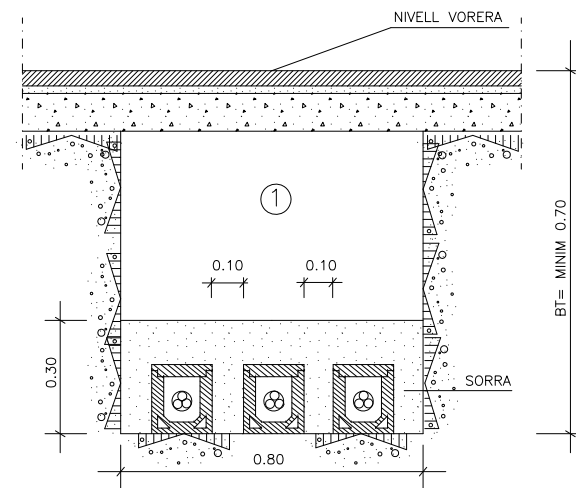


AMB 3 CIRCUITS

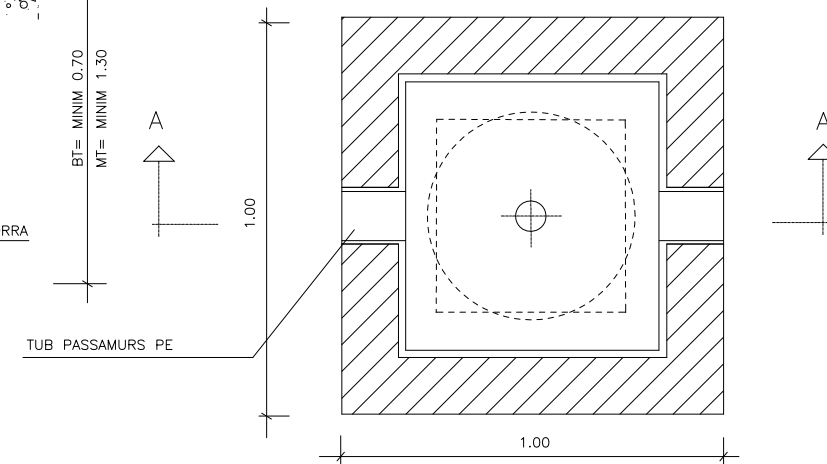

PLANTA

TRONETA DE REGISTRE PER A BT I MT


ESCALA 1:10

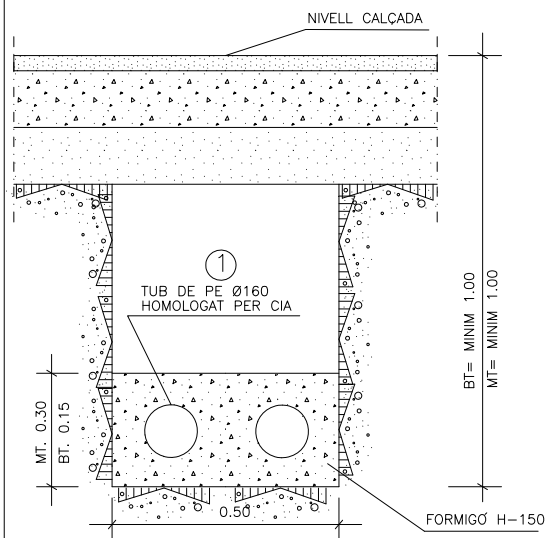


AMB 2 CIRCUITS

RASES TIPUS III (AMB TUBS DE PROTECCIO DE PE Ø160mm)

ESCALA 1:10

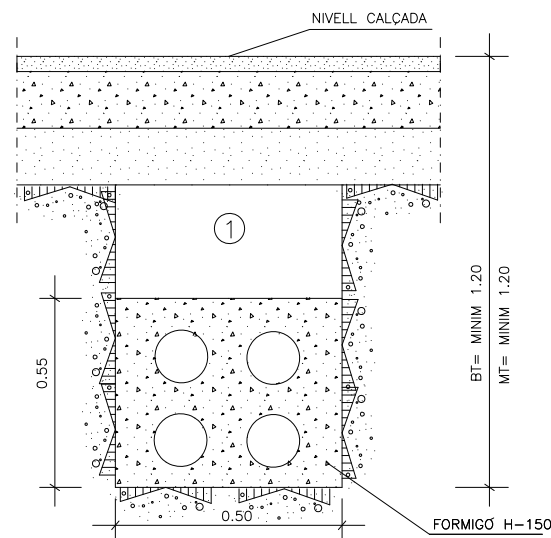

AMB 4 CIRCUITS

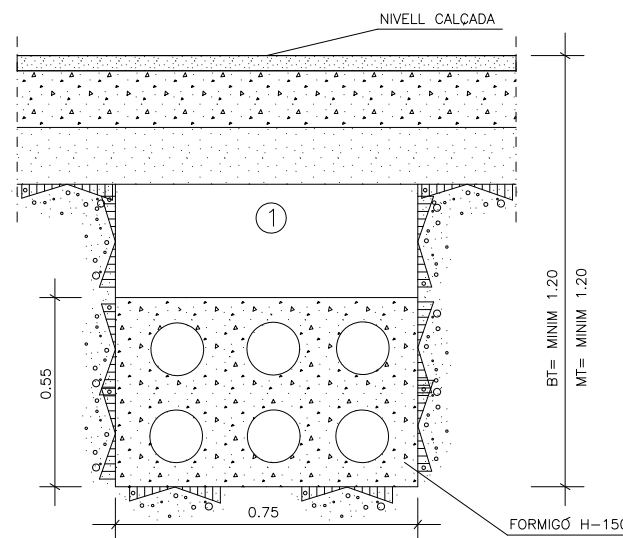


AMB 6 CIRCUITS

NOTES:

- ①.-REPLÈ DE LES RASES AMB MATERIAL PORGAT SENSE PEDRES SUPERIORS A 8 CM. COMPACTAT AL 95 % P.N.
- ②.-MAÇ AMB ANAGRAMA DE LA COMPANYIA

NOTA : TOTS ELS MATERIALS I MÈTODES D'EXECUCIÓ SEGONS NORMES COMPANYIES SUBMINISTRADORS

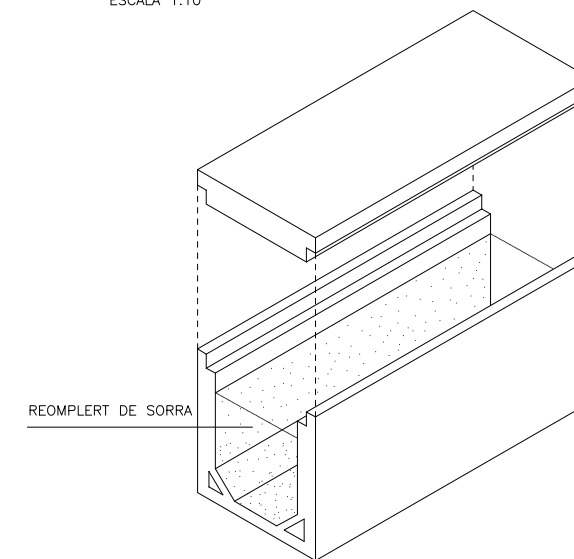

DETALL CANALETA CERÀMICA

AXONOMETRICA SENSE ESCALA

0 0.1 0.2 0.3 0.4 0.5m

PLA DIRECTOR URBANÍSTIC DE LES ÀREES RESIDENCIALS ESTRATÈGIQUES DE L'ÀMBIT DEL BAIX LLOBREGAT

ÀREA RESIDENCIAL
ESTRATÈGICA 'RONDA DEL
SUD-AEROPORT'
(El Prat de Llobregat) 2565.2

Títol del document

PROJECTE D'OBRES
BÀSIQUES D'URBANITZACIÓ

Autors del projecte

Pere Santos Forrellad, enginyer de camins, c. i. p.
Lluís Marco Planells, enginyer de camins, c. i. p.
INGENIEROS ASOCIADOS, SA

Títol del Plànol

DETALLS DE LA XARXA DE BT
I MT

Escala Núm. plànol

A1 1:10
A3 1:20 27.1

Data Full



JUNY 2010 1 de 1

consorci ^Nprat nord

INCASOL
Institut Català
del Sol

Ajuntament del Prat de Llobregat

Nínxol en paret o tanca per CS i CGP

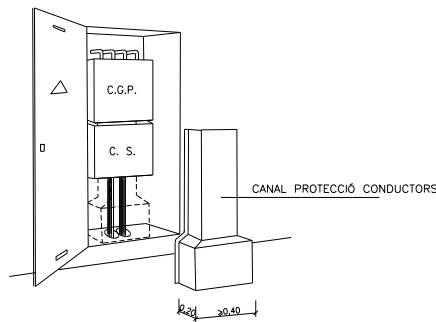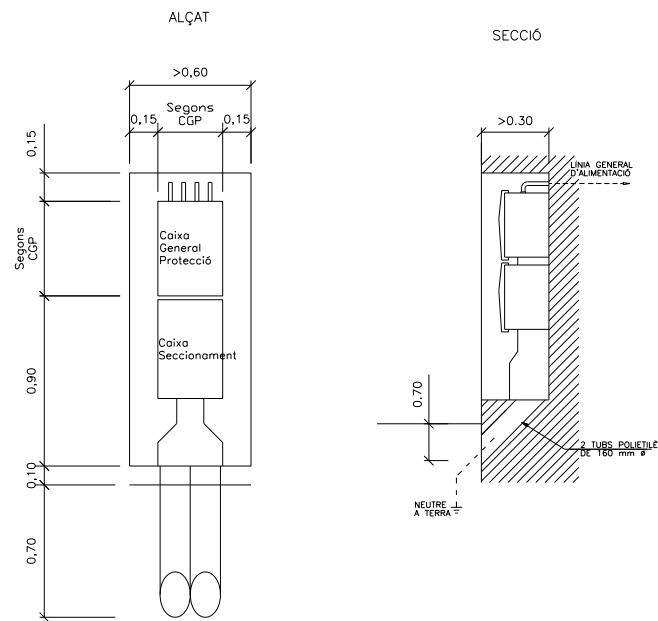

NOTA: La porta del nínxol serà metàl·lica de com a mínim 2 mm d'espessor, amb grau de protecció IK10 segons UNE EN 50102, podrà estar revestida exteriorment d'acord amb les característiques de l'entorn i estarà protegida contra la corrosió, disposarà d'un sistema de ventilació que impedeixi la penetració de l'aigua de pluja i les frontisses no seran accessibles des de l'exterior

El dispositiu de tancament haurà d'estar compost per un pany homologat JIS, referència CFE. Els conductors fins arribar a l'accés a la caixa de seccionament hauran de quedar sempre protegits mitjançant canal (Ref.: 6703826) o conducte d'obra.

0 0,1 0,2 0,3 0,4 0,5m

PLA DIRECTOR URBANÍSTIC DE LES ÀREES RESIDENCIALS ESTRATÈGIQUES DE L'ÀMBIT DEL BAIX LLOBREGAT

ÀREA RESIDENCIAL
ESTRATÈGICA 'RONDA DEL
SUD-AEROPORT'
(El Prat de Llobregat) 2565.2

Títol del document
PROJECTE D'OBRES
BÀSIQUES D'URBANITZACIÓ

Autors del projecte

Pere Santos Forrellad, enginyer de camins, c. i p.
Lluís Marco Planells, enginyer de camins, c. i p.
INGENIEROS ASOCIADOS, SA


Títol del Plànol
DETALLS ELECTRIFICACIÓ.
ESCOMESSES I CONNEXIONS.

Escala	Núm. plànol
A1 1:20	27.2
A3 1:40	
Data	Full
JUNY 2010	1 de 1



consorci prat nord

INCASÒL
Institut Català
del Sol

Ajuntament del Prat de Llobregat

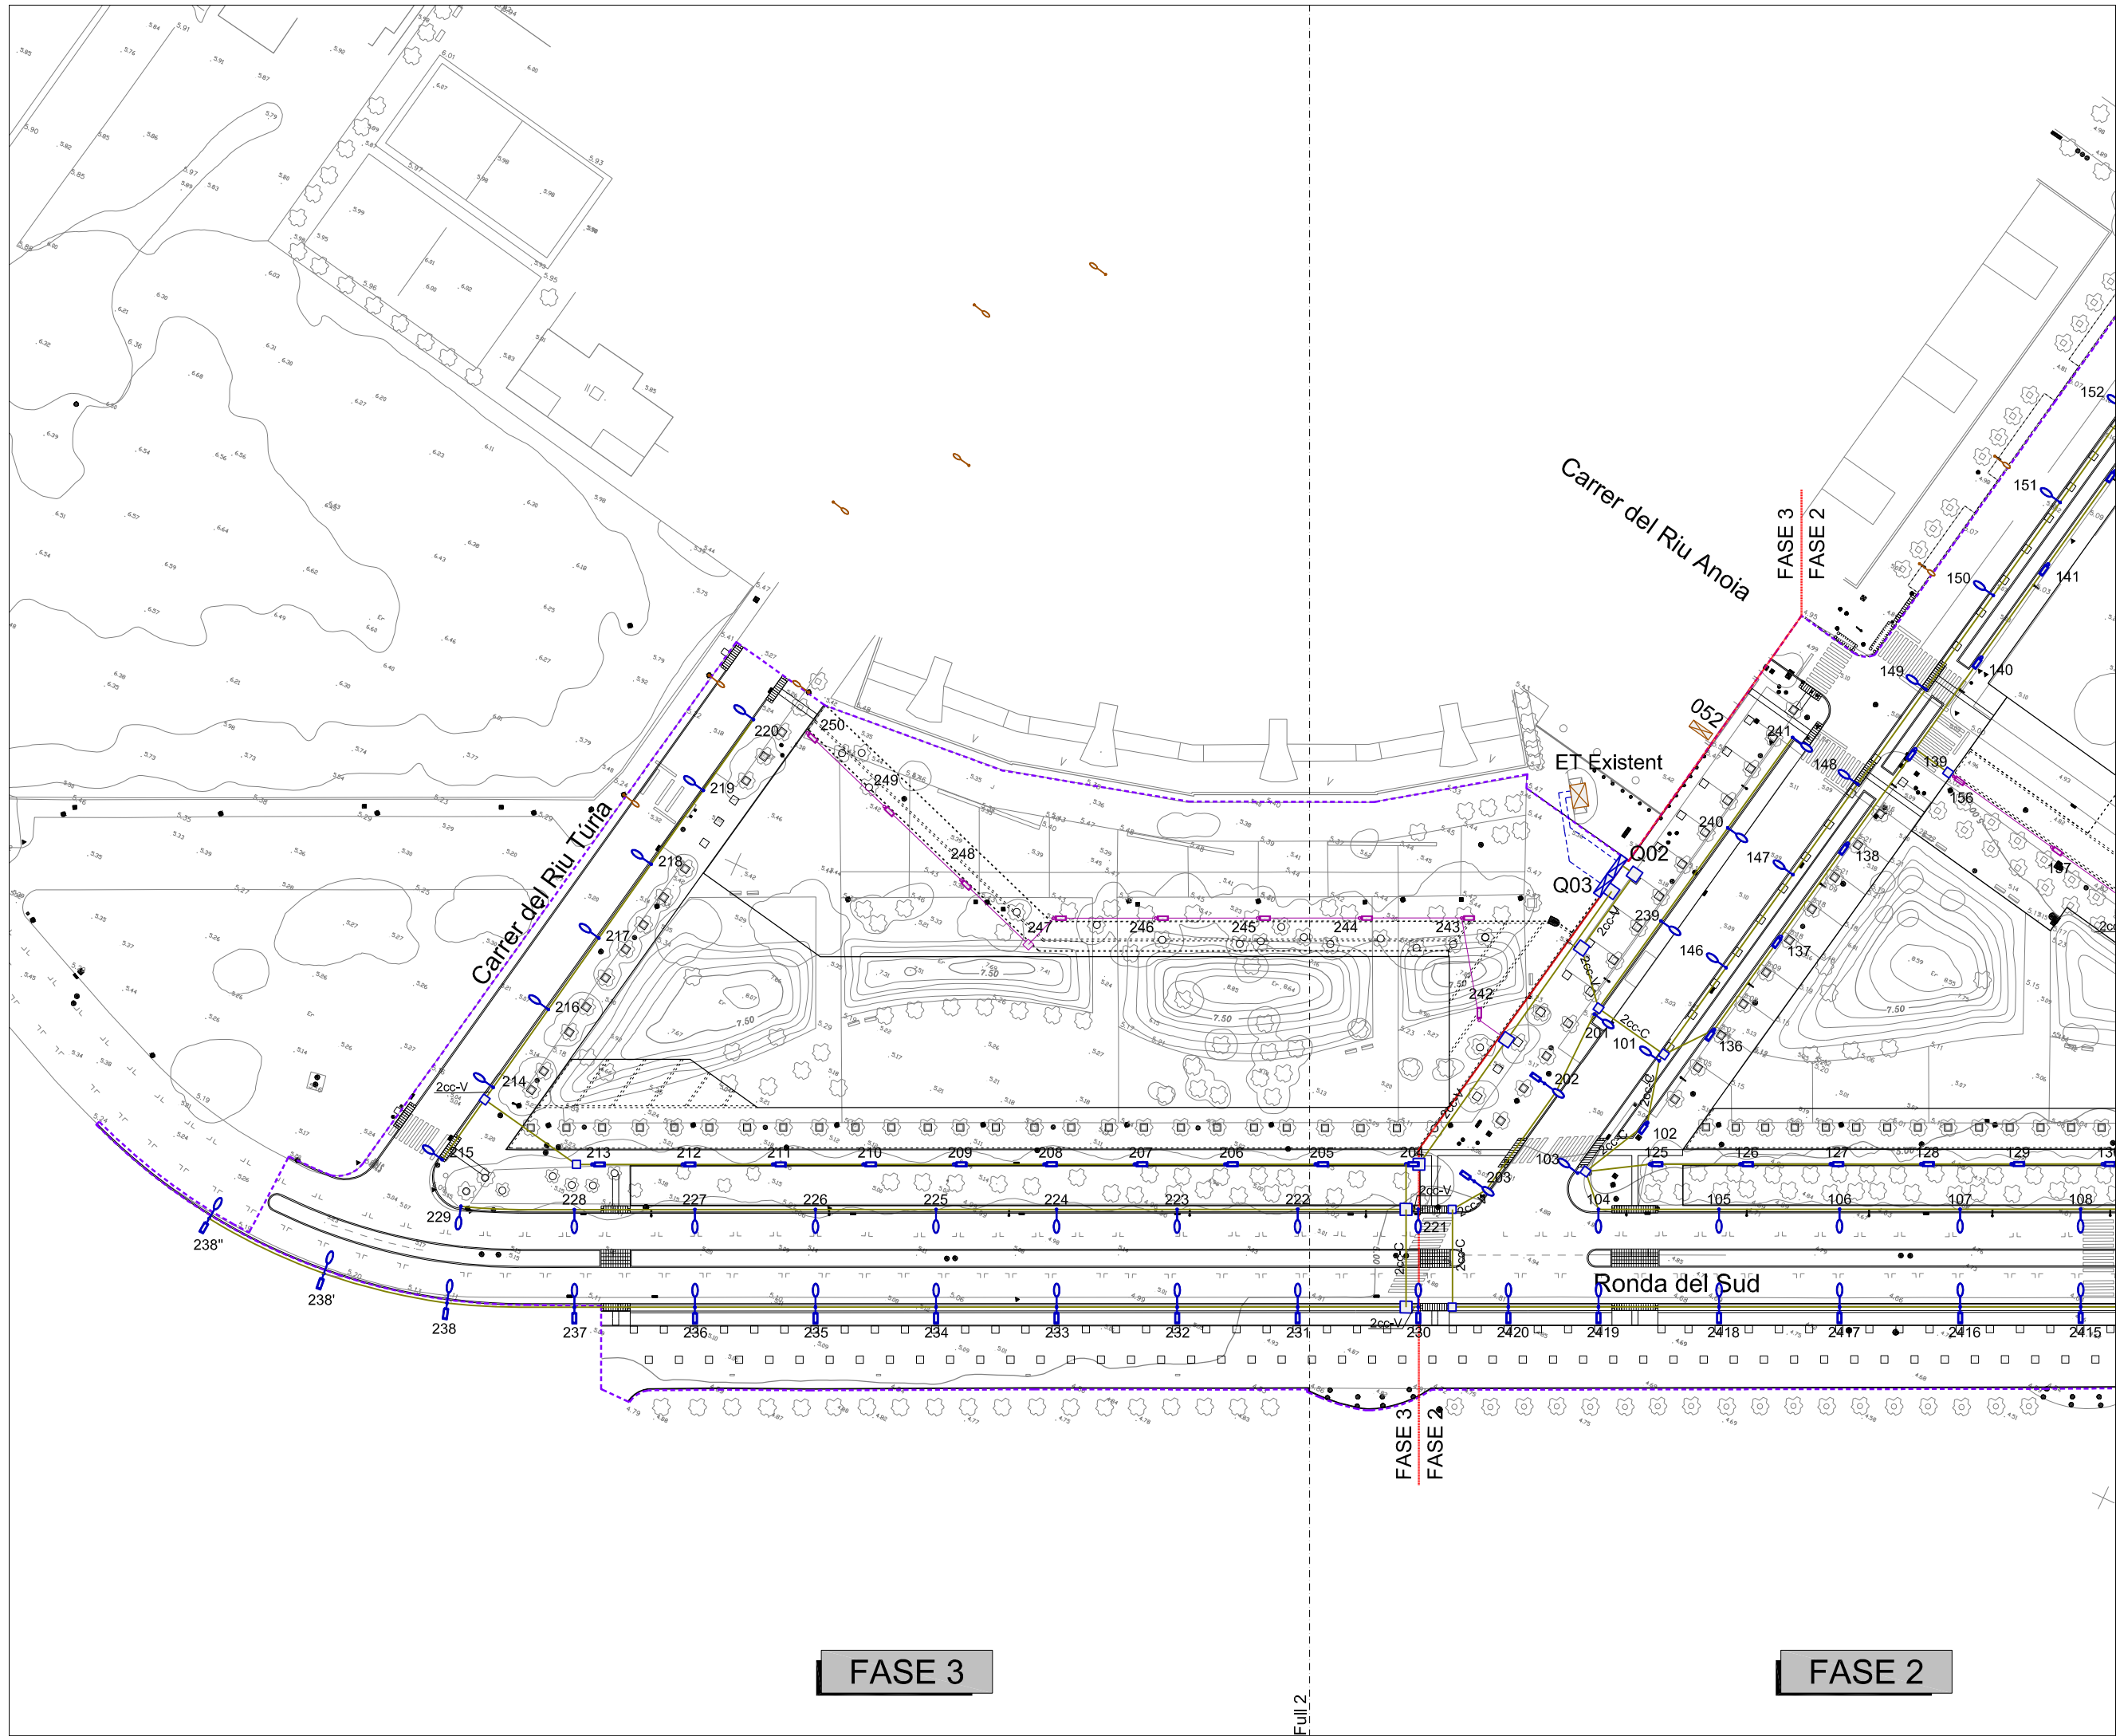

- Límit del projecte
- Xarxa d'enllumenat existent
- Xarxa d'enllumenat: 1 Ø80 en vorera
- Xarxa d'enllumenat: 2 Ø80 en vorera
- Xarxa d'enllumenat: 6 Ø80 en vorera
- Xarxa d'enllumenat: 2 Ø110 en calçada
- Xarxa d'enllumenat: 3 Ø110 en calçada
- Escomesa elèctrica desde ET
- Lluminiària simètrica en columna 7 m
- Lluminiària asimètrica en bàcul 11 m
- Lluminiària asimètrica en bàcul 11 m i lluminiària amb braç a 7 m
- Lluminiària existent
- Lluminiària prevista en zones verdes
- Xarxa d'enllumenat en zones verdes prevista
- Pericó
- Quadre d'enllumenat

  

PLA DIRECTOR URBANÍSTIC DE LES ÀREES RESIDENCIALS ESTRATÈGIQUES DE L'ÀMBIT DEL BAIX LLOBREGAT

ÀREA RESIDENCIAL ESTRATÈGICA 'RONDA DEL SUD-AEROPORT' (El Prat de Llobregat) 2565.2

Títol del document
PROJECTE D'OBRES BÀSIQUES D'URBANITZACIÓ

Autors del projecte
Pere Santos Forrellad
Pere Santos Forrellad, enginyer de camins, c.i.p.
Lluís Marco Planells, enginyer de camins, c.i.p.
INGENIEROS ASOCIADOS, SA

Títol del Plànol
PLANTA DE LA XARXA D'ENLLUMENAT PÚBLIC


Escala
A1 1:500
A3 1:1000
Data
JUNY 2010

Núm. plànol
28
Full
1 de 4



consorci **prat nord**



Ajuntament del **Prat de Llobregat**

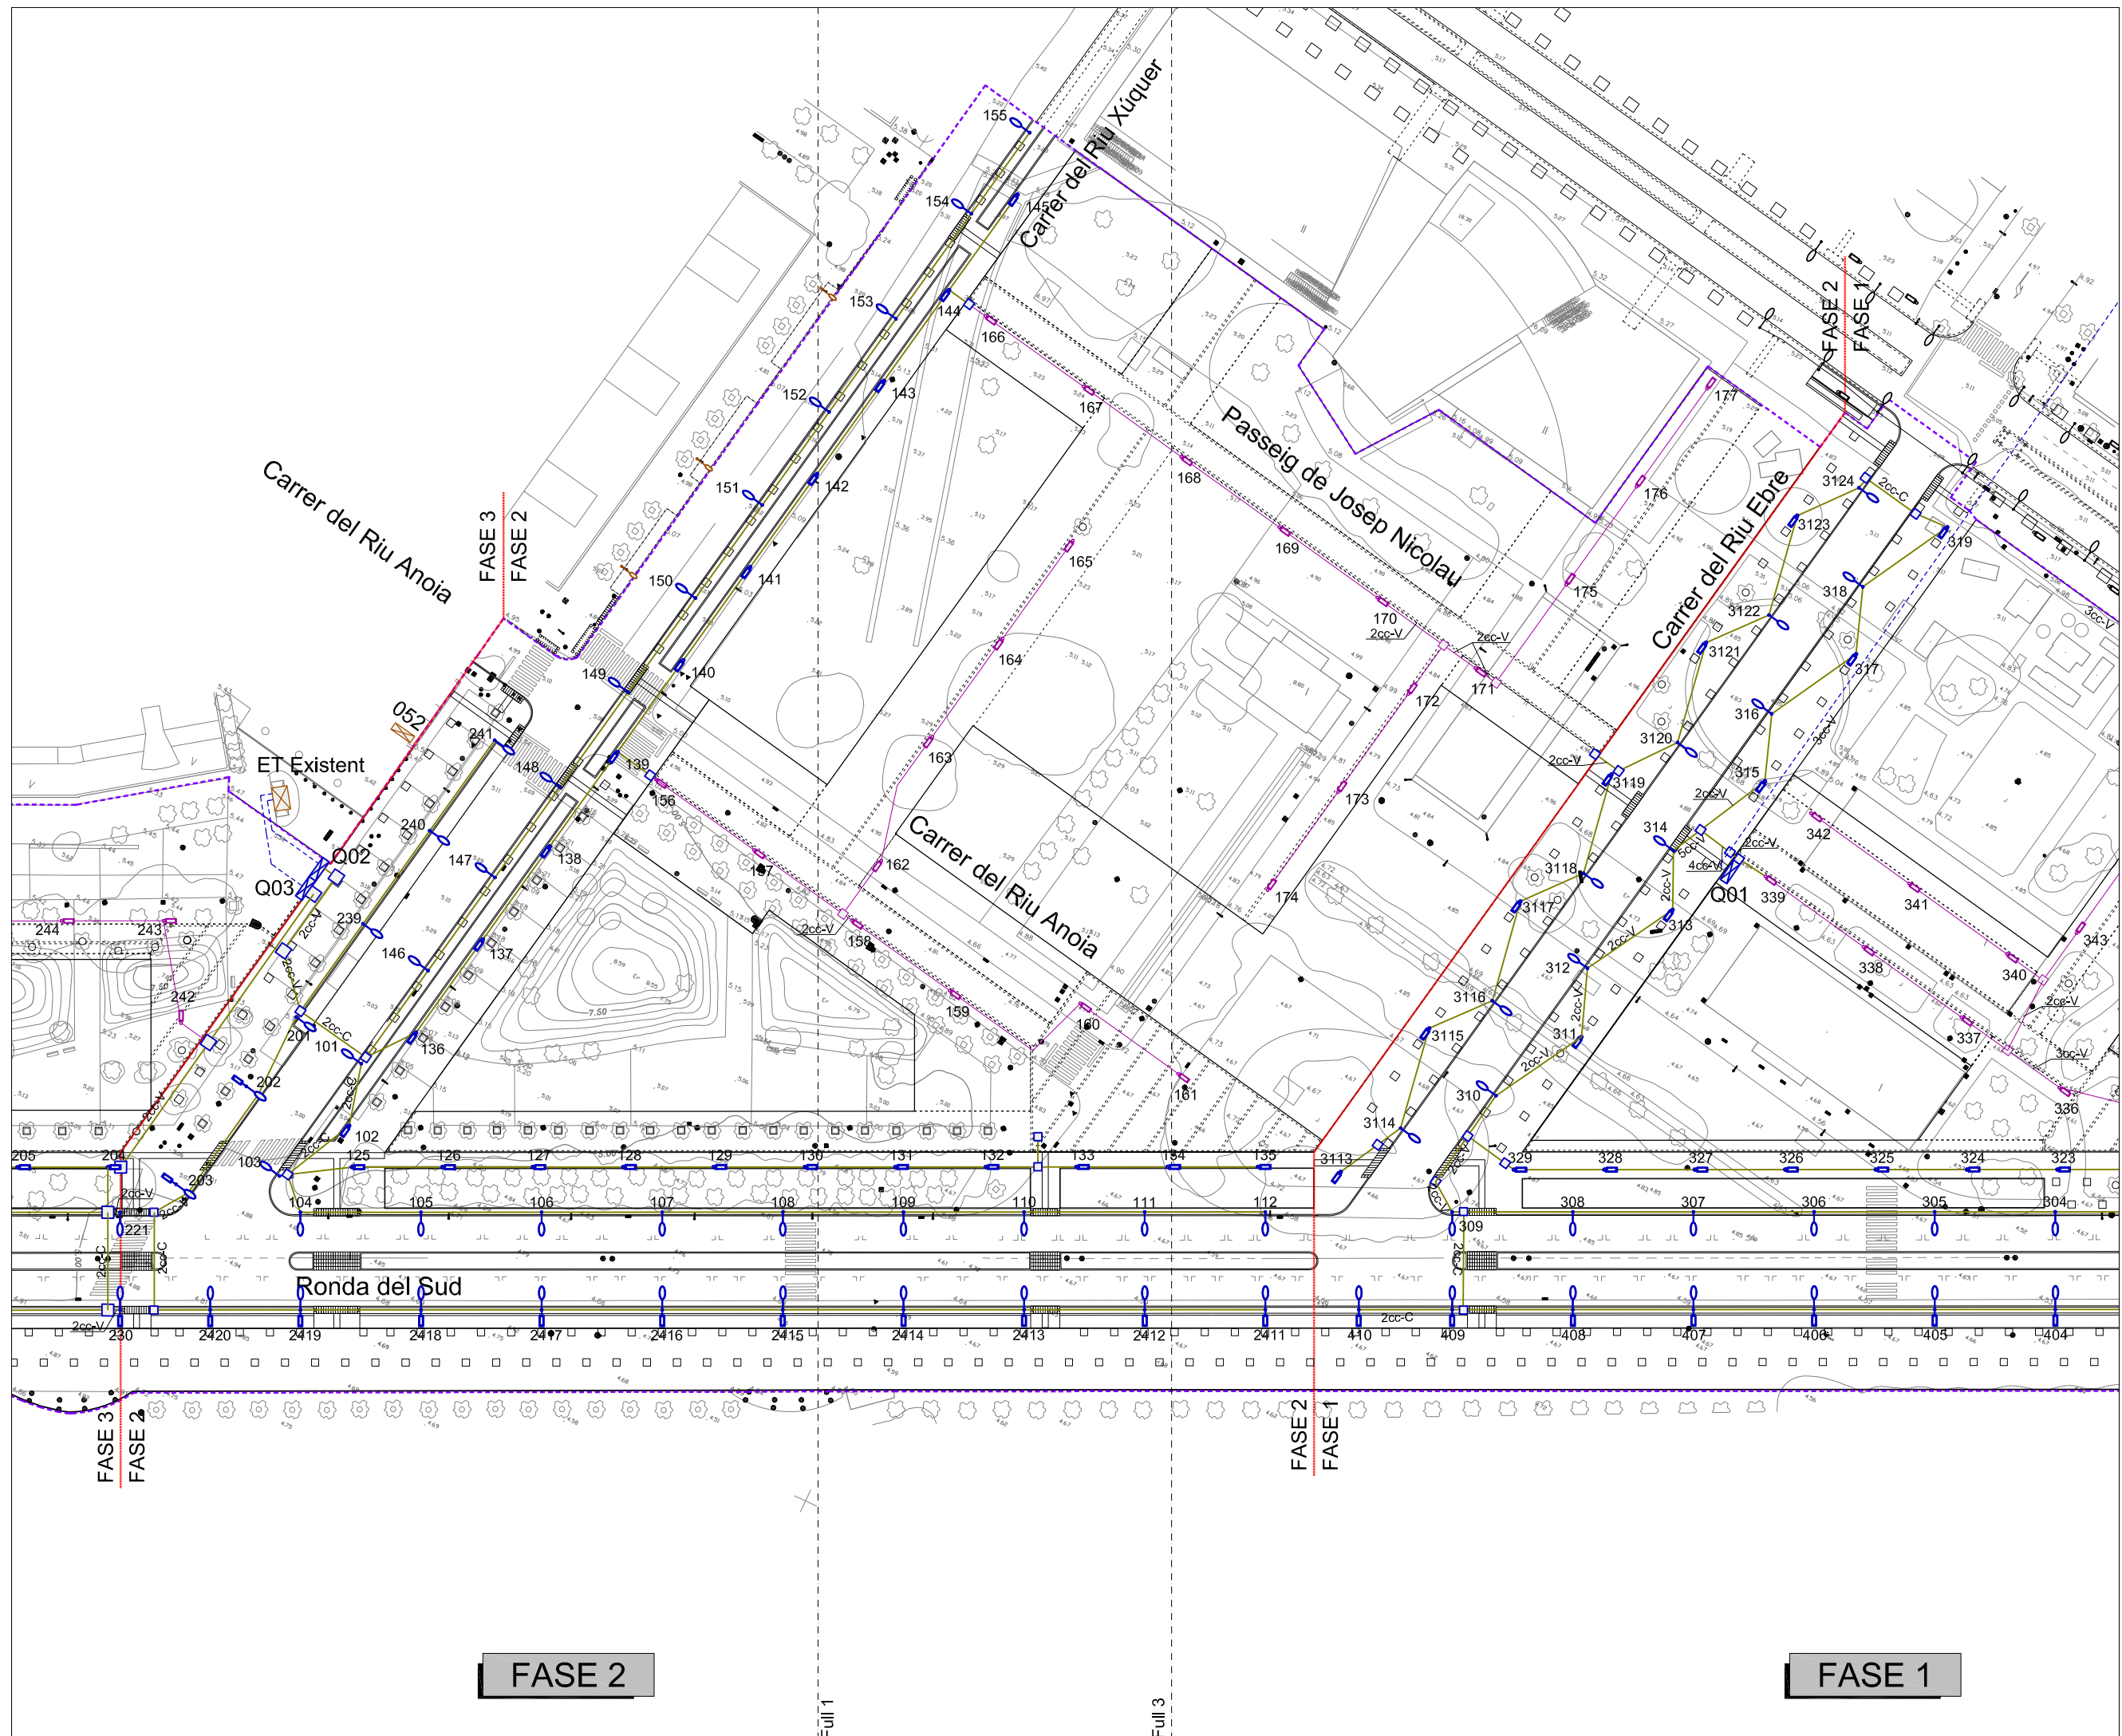

- Límit del projecte
- Xarxa d'enllumenat existent
- Xarxa d'enllumenat: 1 Ø80 en vorera
- Xarxa d'enllumenat: 2 Ø80 en vorera
- Xarxa d'enllumenat: 6 Ø80 en vorera
- Xarxa d'enllumenat: 2 Ø110 en calçada
- Xarxa d'enllumenat: 3 Ø110 en calçada
- Escomesa electrica desde ET
- Lluminiària simètrica en columna 7 m
- Lluminiària asimètrica en bàcul 11 m
- Lluminiària asimètrica en bàcul 11 m i lluminària amb braç a 7 m
- Lluminiària existent
- Lluminiària prevista en zones verdes
- Xarxa d'enllumenat en zones verdes prevista
- Pericó
- Quadre d'enllumenat

  

PLA DIRECTOR URBANÍSTIC DE LES ÀREES RESIDENCIALS ESTRATÈGIQUES DE L'ÀMBIT DEL BAIX LLOBREGAT

ÀREA RESIDENCIAL ESTRATÈGICA 'RONDA DEL SUD-AEROPORT' (El Prat de Llobregat) 2565.2

Títol del document
PROJECTE D'OBRES BÀSIQUES D'URBANITZACIÓ

Autors del projecte
Pere Santos Forrellad
Pere Santos Forrellad, enginyer de camins, c.i.p.
Lluís Marco Planells, enginyer de camins, c.i.p.
INGENIEROS ASOCIADOS, SA

Títol del Plànol
PLANTA DE LA XARXA D'ENLLUMENAT PÚBLIC

Escala
A1 1:500
A3 1:1000
Data
JUNY 2010
Núm. plànol
28
Full
2 de 4

 
 
consorci **prat nord**



Ajuntament del **Prat de Llobregat**



- Límit del projecte
- Xarxa d'enllumenat existent
- Xarxa d'enllumenat: 1 Ø80 en vorera
- Xarxa d'enllumenat: 2 Ø80 en vorera
- Xarxa d'enllumenat: 6 Ø80 en vorera
- Xarxa d'enllumenat: 2 Ø110 en calçada
- Xarxa d'enllumenat: 3 Ø110 en calçada
- Escomesa elèctrica desde ET
- Lluminaària simètrica en columna 7 m
- Lluminaària asimètrica en bàcul 11 m
- Lluminaària asimètrica en bàcul 11 m i luminaària amb braç a 7 m
- Lluminaària existent
- Lluminaària prevista en zones verdes
- Xarxa d'enllumenat en zones verdes prevista
- Pericó
- Quadre d'enllumenat



PLA DIRECTOR URBANÍSTIC DE LES ÀREES RESIDENCIALS ESTRATÈGIQUES DE L'ÀMBIT DEL BAIX LLOBREGAT

ÀREA RESIDENCIAL ESTRATÈGICA 'RONDA DEL SUD-AEROPORT' (El Prat de Llobregat) 2565.2

Títol del document
PROJECTE D'OBRES BÀSIQUES D'URBANITZACIÓ

Autors del projecte
Pere Santos Forrellad, enginyer de camins, c.i.p.
Lluís Marco Planells, enginyer de camins, c.i.p.
INGENIEROS ASOCIADOS, SA


Títol del Plànol
PLANTA DE LA XARXA D'ENLLUMENAT PÚBLIC

Escala
A1 1:500
A3 1:1000
Data
JUNY 2010
Núm. plànol
28
Full
3 de 4

consorci **prat nord**




Ajuntament del **Prat de Llobregat**

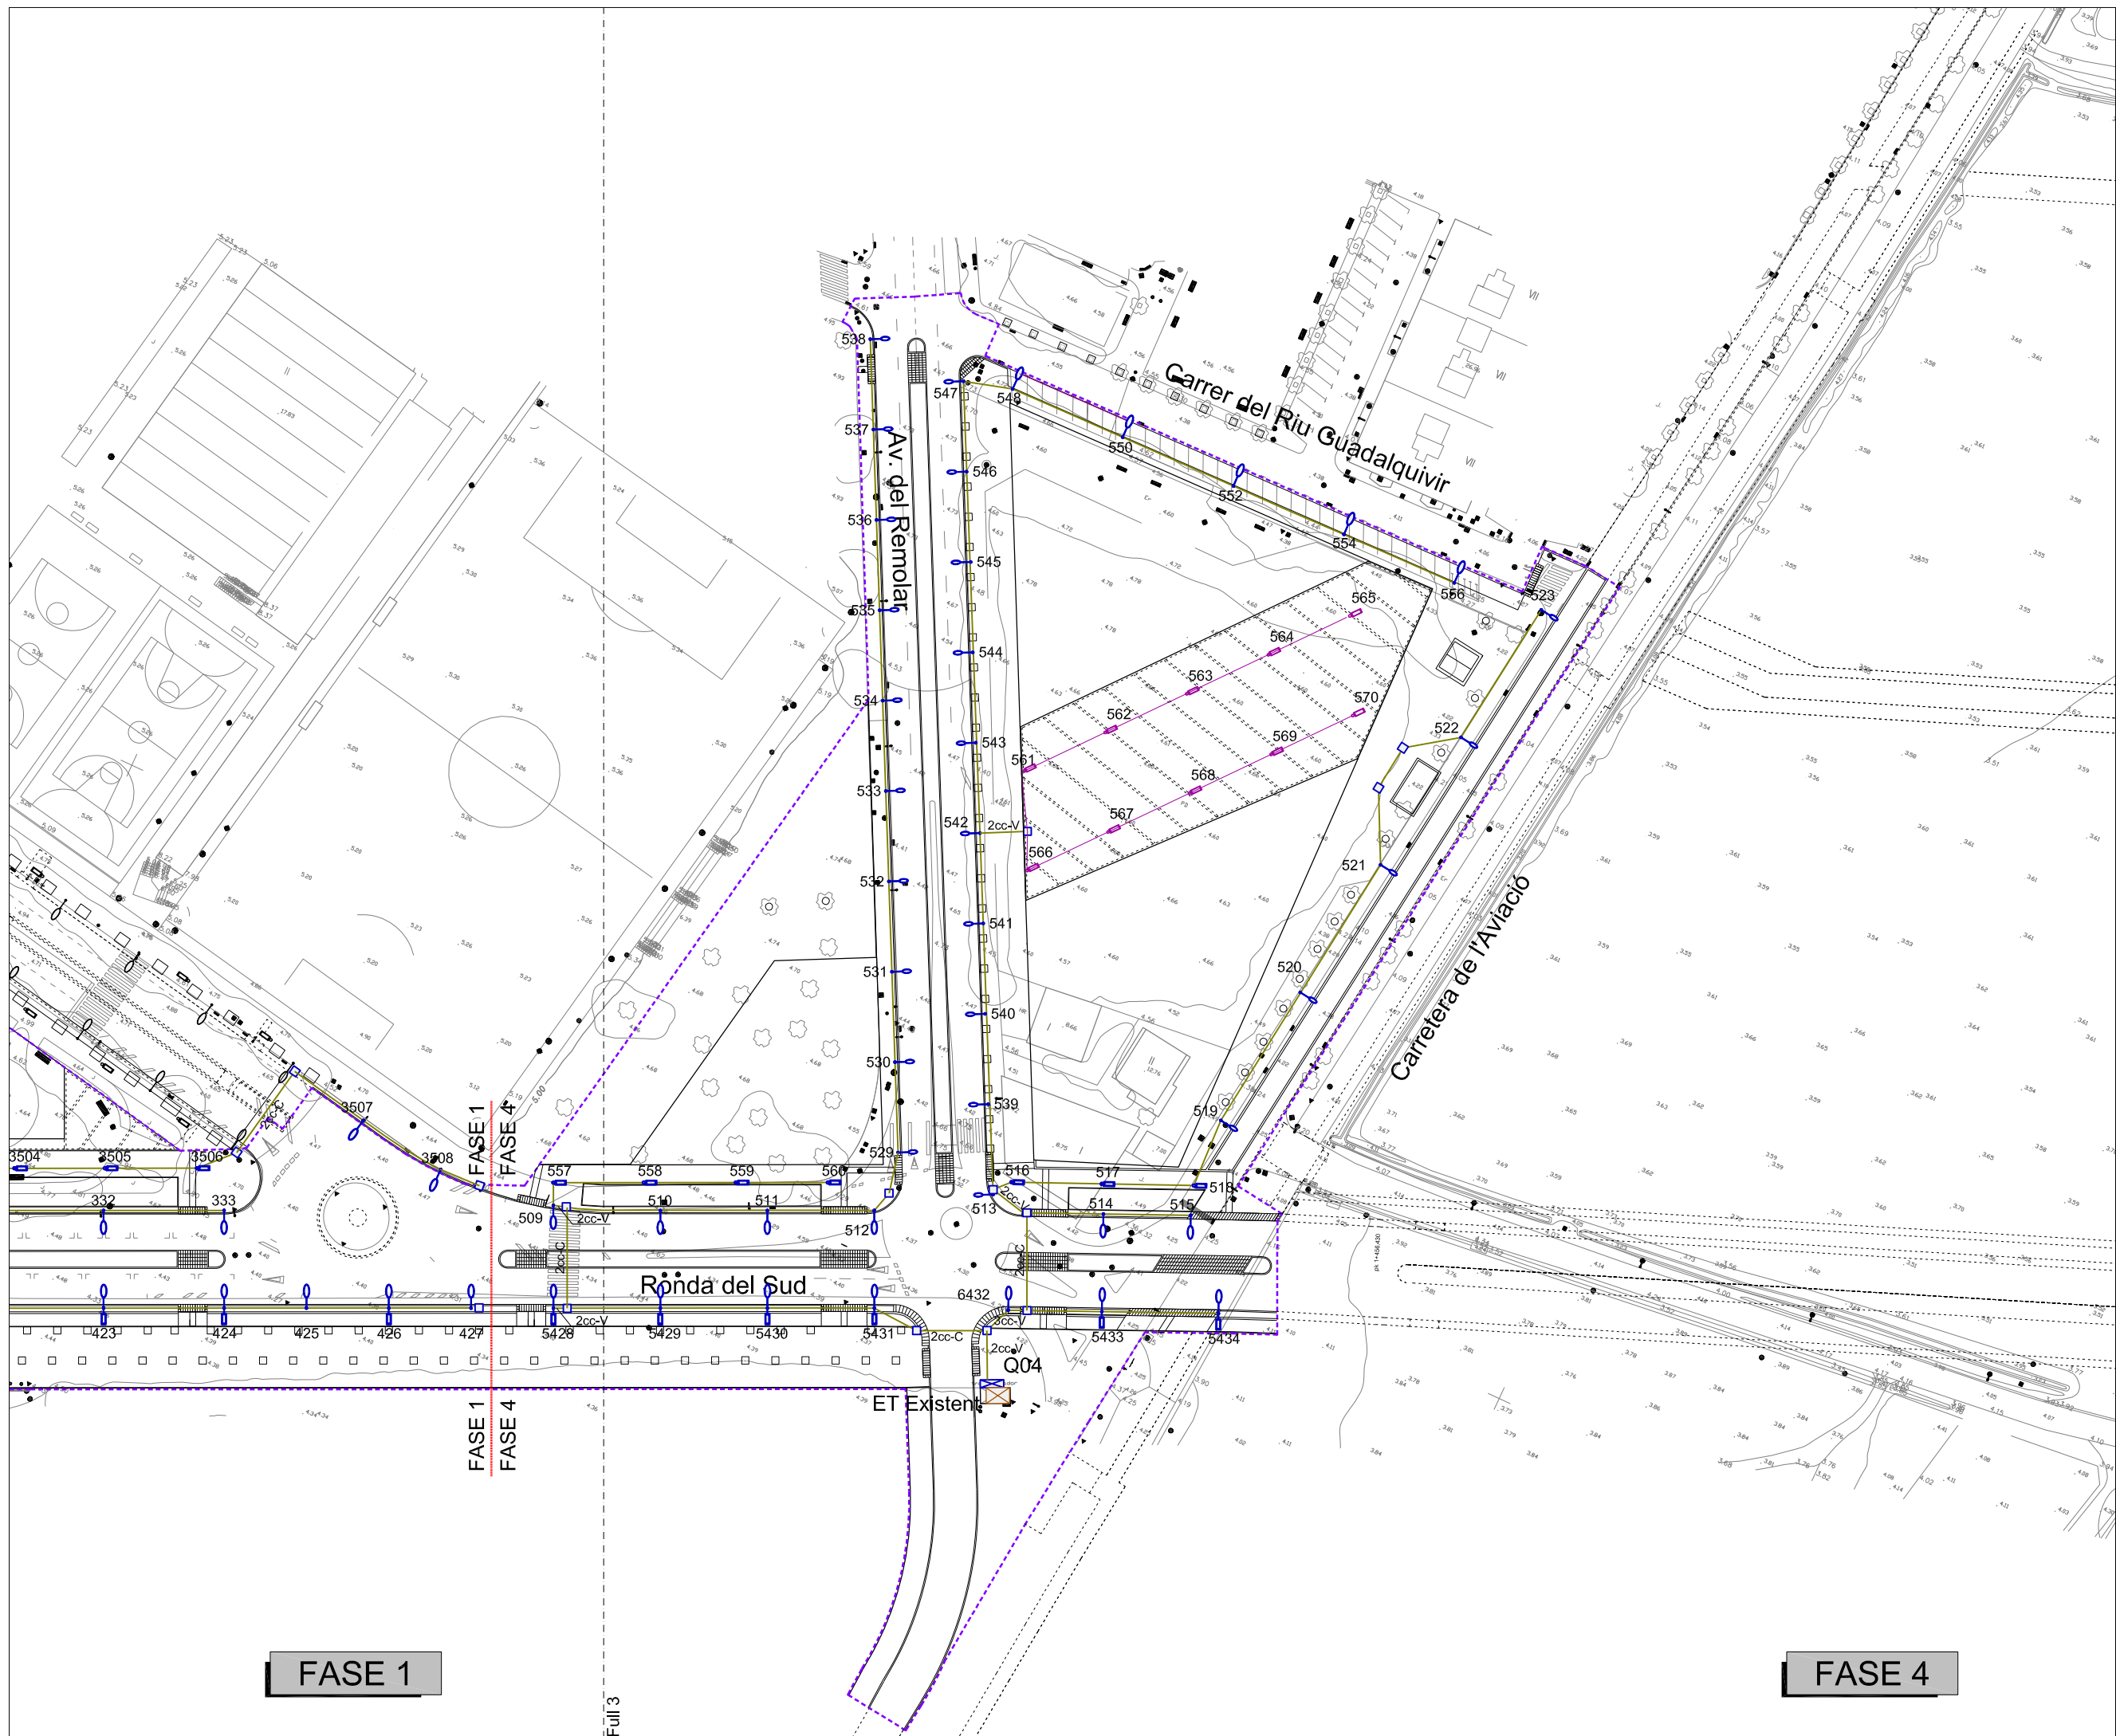

- Límit del projecte
- Xarxa d'enllumenat existent
- Xarxa d'enllumenat: 1 Ø80 en vorera
- Xarxa d'enllumenat: 2 Ø80 en vorera
- Xarxa d'enllumenat: 6 Ø80 en vorera
- Xarxa d'enllumenat: 2 Ø110 en calçada
- Xarxa d'enllumenat: 3 Ø110 en calçada
- Escomesa elèctrica desde ET
- Lluminiària simètrica en columna 7 m
- Lluminiària asimètrica en bàcul 11 m
- Lluminiària asimètrica en bàcul 11 m i lluminària amb braç a 7 m
- Lluminiària existent
- Lluminiària prevista en zones verdes
- Xarxa d'enllumenat en zones verdes prevista
- Pericó
- Quadre d'enllumenat

 NOTA: Els punts de llum del 519 al 523 s'ajustaran a la definició del Projecte d'Urbanització de l'ARE de l'Eixample Sud



PLA DIRECTOR URBANÍSTIC DE LES ÀREES RESIDENCIALS ESTRATÈGIQUES DE L'ÀMBIT DEL BAIX LLOBREGAT

ÀREA RESIDENCIAL ESTRATÈGICA 'RONDA DEL SUD-AEROPORT' (El Prat de Llobregat) 2565.2

Títol del document
PROJECTE D'OBRES BÀSIQUES D'URBANITZACIÓ

Autors del projecte

Pere Santos Forrellad, enginyer de camins, c. i. p.
Lluís Marco Planells, enginyer de camins, c. i. p.
INGENIEROS ASOCIADOS, SA

Títol del Plànol
PLANTA DE LA XARXA D'ENLLUMENAT PÚBLIC


Escala
A1 1:500
A3 1:1000
Data
JUNY 2010

Núm. plànol
28
Full
4 de 4


consorci prat nord

INCASÒL
Institut Català del Sòl


Ajuntament del Prat de Llobregat

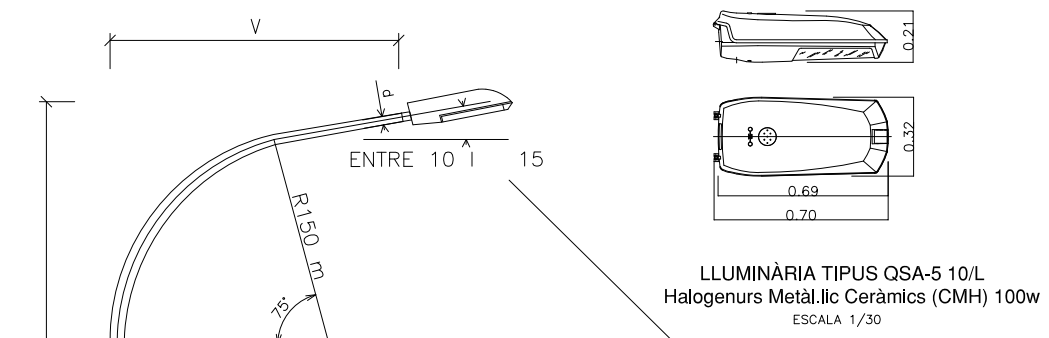

- 1. BÀCUL D'ACER TRONCOCÒNIC POLIT
AMB ACABAT DE BANY GALVANITZAT EN CALENT
- 2. CINTURÓ DE REFORÇ e = 4 mm
- 3. PLACA D' ANCORATGE D' ACER GALVANITZAT
COLLADA AMB CARGOLS A TRAUS COLISOS
- 4. FONAMENTACIÓ AMB DAU DE FORMIGÓ DE
DIMENSIONS SEGONS L' ALÇADA DE LA
COLUMNNA

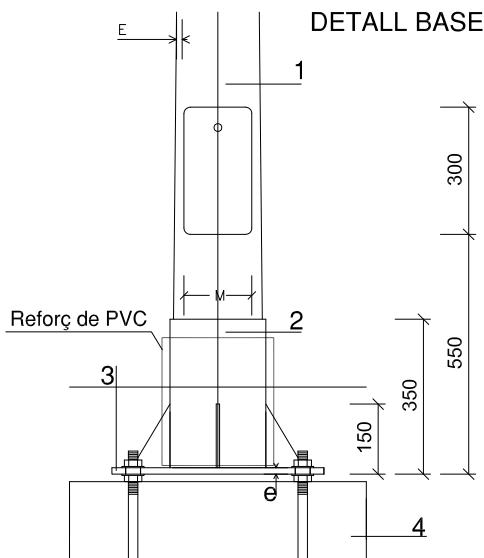

BÀCULS								
H (m)	V (m)	d (mm)	D (mm)	E (mm)	M (mm)	LÇ (mm)	NÇ (mm)	e (mm)
7,5	1,5	60	180	3	120	400	300	10
9	1,5	60	200	3	125	400	300	10
10	2	60	207	4	130	500	350	15
11	2	60	220	4	135	500	350	15
12	2,5	60	238	4	140	500	350	15

 

PLA DIRECTOR URBANÍSTIC DE LES ÀREES RESIDENCIALS ESTRATÈGIQUES DE L'ÀMBIT DEL BAIX LLOBREGAT

ÀREA RESIDENCIAL
ESTRATÈGICA 'RONDA DEL SUD-AEROPORT'
(El Prat de Llobregat) 2565.2

Titol del document
PROJECTE D'OBRES
BÀSIQUES D'URBANITZACIÓ

Autors del projecte

Pere Santos Forrellad, enginyer de camins, c. i. p.
Lluís Marco Planells, enginyer de camins, c. i. p.
INGENIEROS ASOCIADOS, SA

Titol del Plànol
DETALLS ENLLUMENAT.PUNTS
DE LLUM.



Escala Nòm. plànol
A1 1:10 - 1:20 29.1
A3 1:20 - 1:40
Data Full
JUNY 2010 1 de 2

LLUMINÀRIA PER COLUMNA
TIPUS PRQ-104
Halogenurs Metàl·lic Ceràmics (CMH) 70w


SENSE ESCALA

1. COLUMNA DE TUB D'ACER GALVANITZAT DE GRUIX 3mm. AMB CARGOLS I VOLANDERA
2. TAPA D'ACER GALVANITZAT DE GRUIX 3 mm. AMB CARGOLS I VOLANDERA
3. BRAÇ DE SUPORT D'ACER DE GRUIX 5 mm.
4. PLETINA DE REFORÇ DE GRUIX 5 mm.
5. BRAÇ ESPECIAL D'ACER, PLETINA DOBLEGADA 30 x 5
6. PORTA LLISA SENSE MARC 100 X 300 SISTEMA TANCAMENT AMB CLAU TRIANGULAR
7. CARTEL·LES I ANELL DE REFORÇ e=5 mm.
8. PERNS D'ANCORATGE 4x(22/600)
9. FONAMENTACIÓ AMB DAU DE FORMIGÓ
10. LLUMENERA PQR-104 70w
11. PLACA BASE QUADRADA 400x400x10


VEURE ANNEX ESTUDI LUMÍNIC

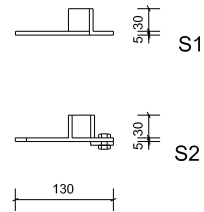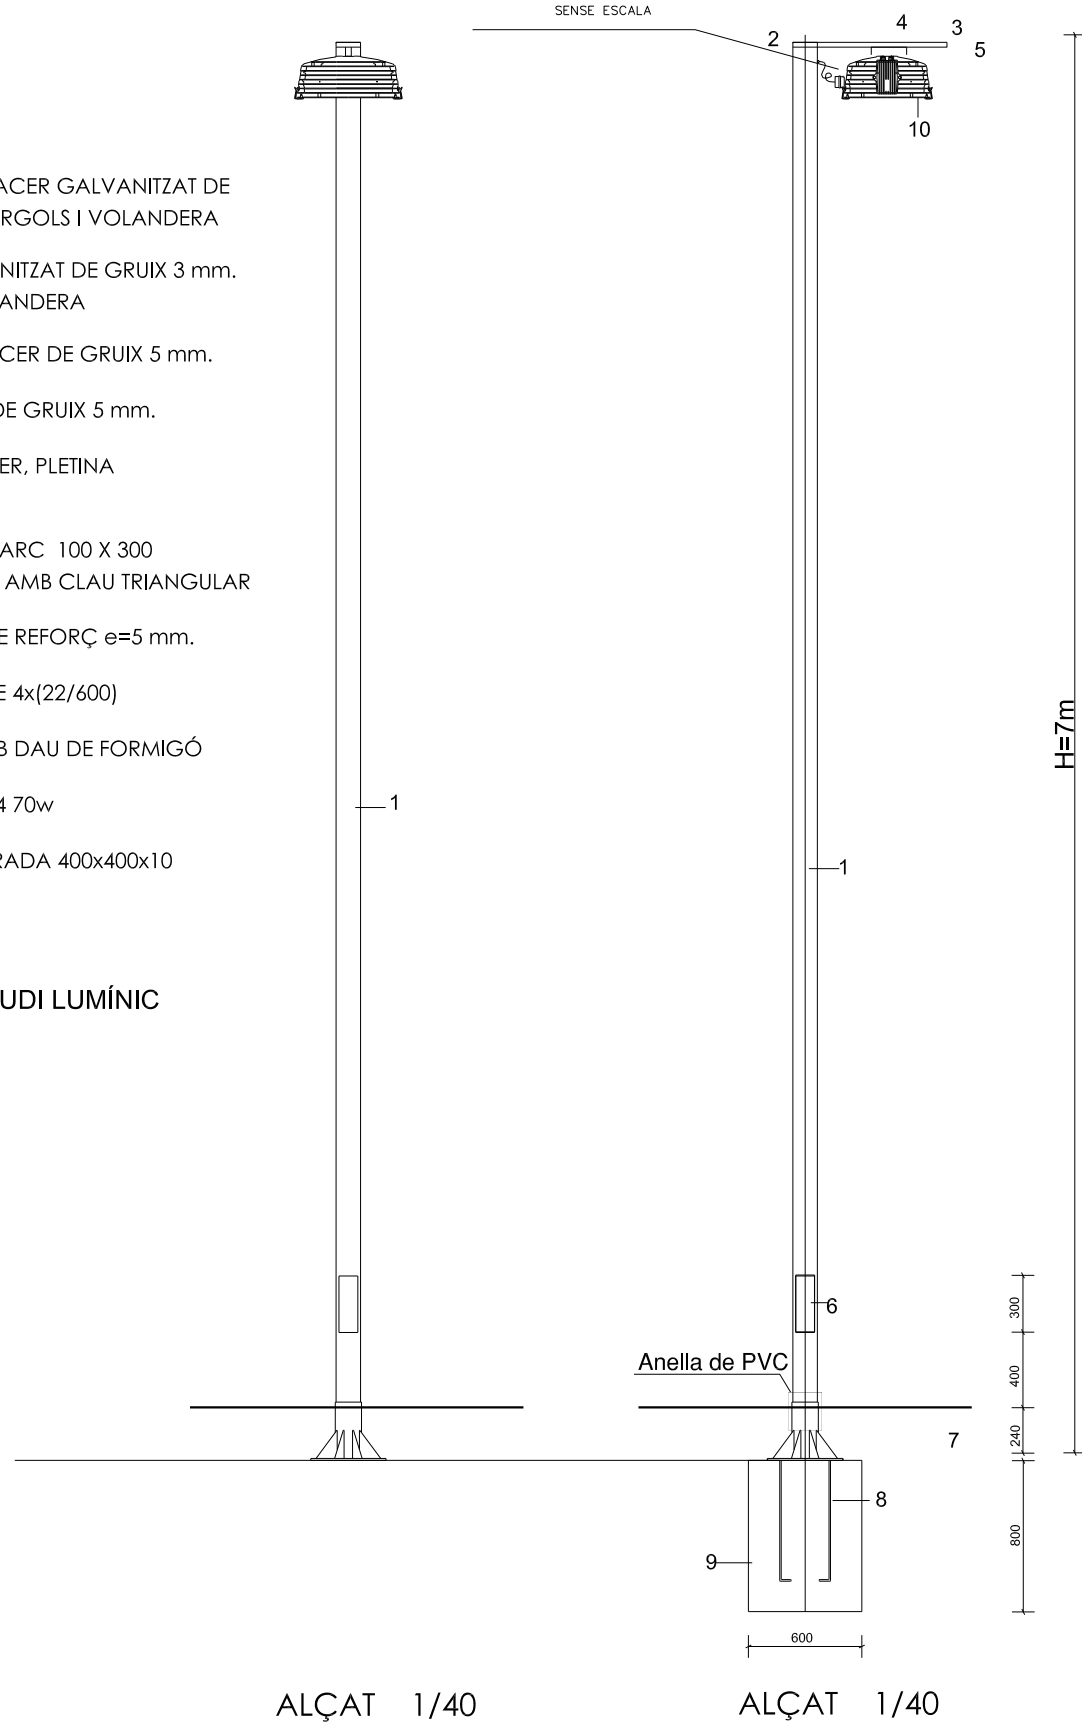


SECCIONS BRAÇ DE SUPORT 1/10

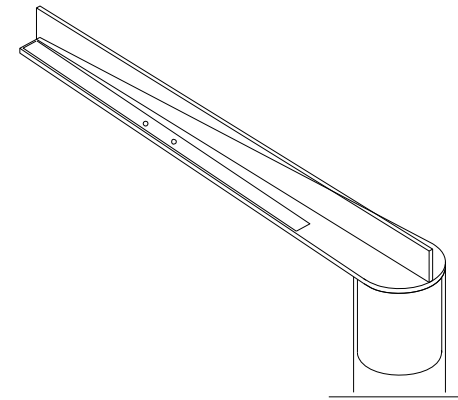


AXONOMÈTRICA BRAÇ DE SUPORT

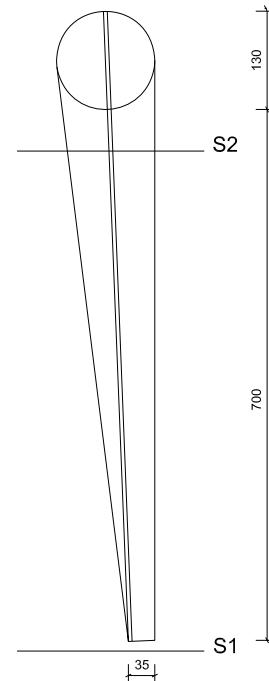


PLANTA BRAÇ DE SUPORT 1/10

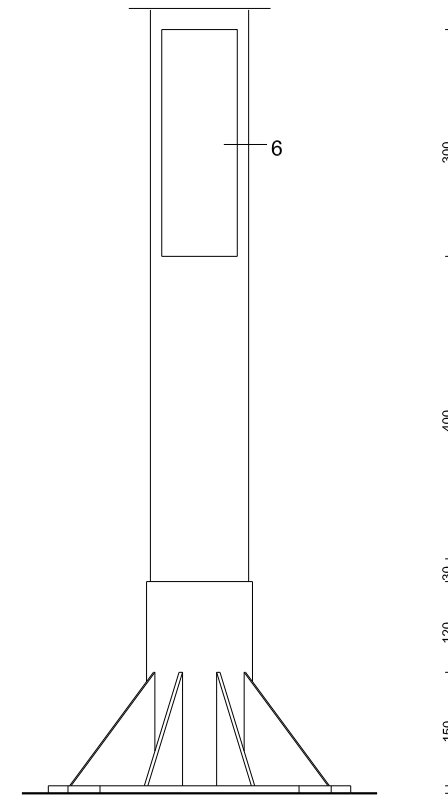

DETALL ALÇAT PLACA 1/10

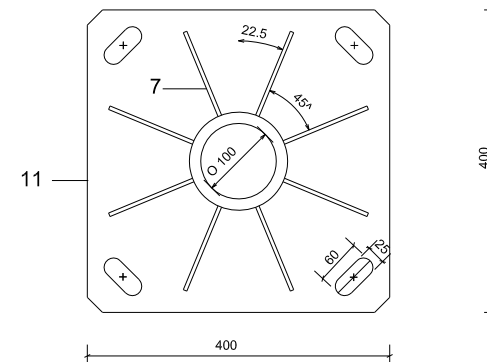

DETALL PLANTA PLACA 1/10

 

PLA DIRECTOR URBANÍSTIC DE LES ÀREES
RESIDENCIALS ESTRATÈGIQUES DE L'ÀMBIT
DEL BAIX LLOBREGAT

ÀREA RESIDENCIAL
ESTRATÈGICA 'RONDA DEL
SUD-AEROPORT'
(El Prat de Llobregat) 2565.2

Títol del document
PROJECTE D'OBRES
BÀSIQUES D'URBANITZACIÓ

Autors del projecte

Pere Santos Forrellad, enginyer de camins, c. i. p.
Lluís Marco Planells, enginyer de camins, c. i. p.
INGENIEROS ASOCIADOS, SA


Títol del Plànol
DETALLS ENLLUMENAT.PUNTS
DE LLUM.

Escala Núm. plànol
A1 1:10 - 1:20 29.1
A3 1:20 - 1:40
Data Full
JUNY 2010 2 de 2

consorci prat nord


INCASÒL
Institut Català
del Sol

Ajuntament del Prat de Llobregat

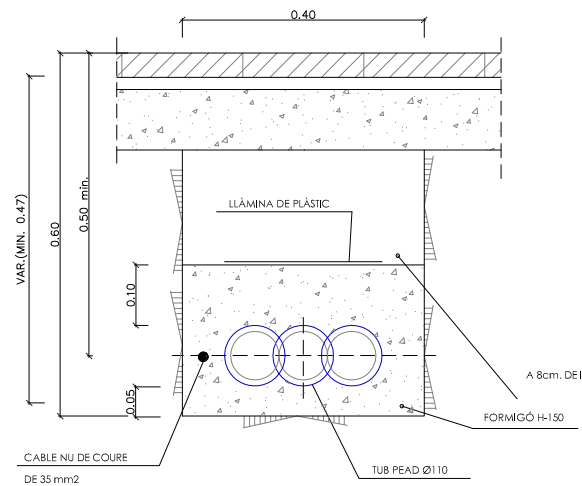


RASA TIPUS PER A ENTUBAR
CABLES A ZONA DE VORERES
Escala 1/12.5 (cotes en m.)

NOTA: ES COL·LACARÀ UN NOMBRE DE
TUBS IGUAL AL DE CIRCUITS.
(UNA SOLA LÍNIA PER CADA TUB)

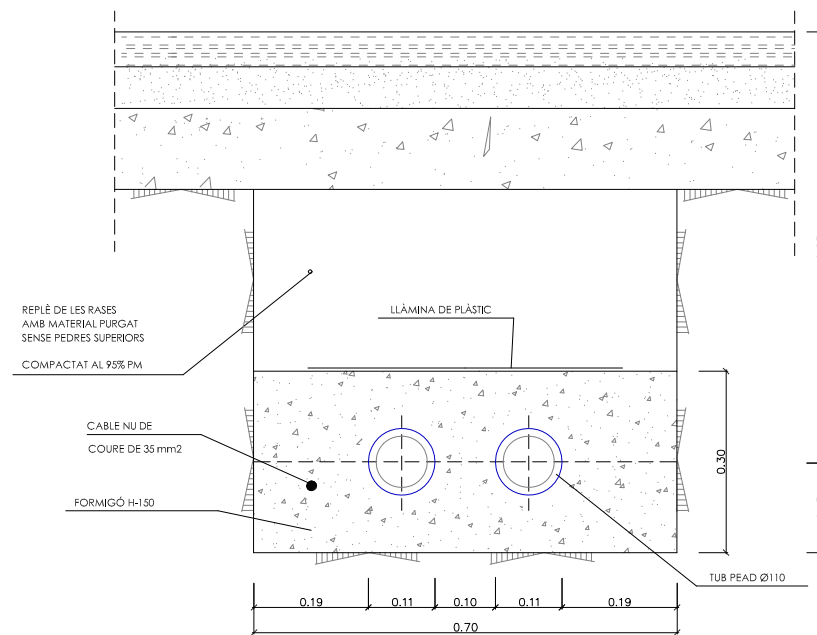

RASA TIPUS PER A ENTUBAR
CABLES A ZONA DE VIALS
Escala 1/12.5 (cotes en m.)

NOTA: ES COL·LACARÀ UN NOMBRE DE TUBS IGUAL
AL DE CIRCUITS MÉS UN DE RESERVA

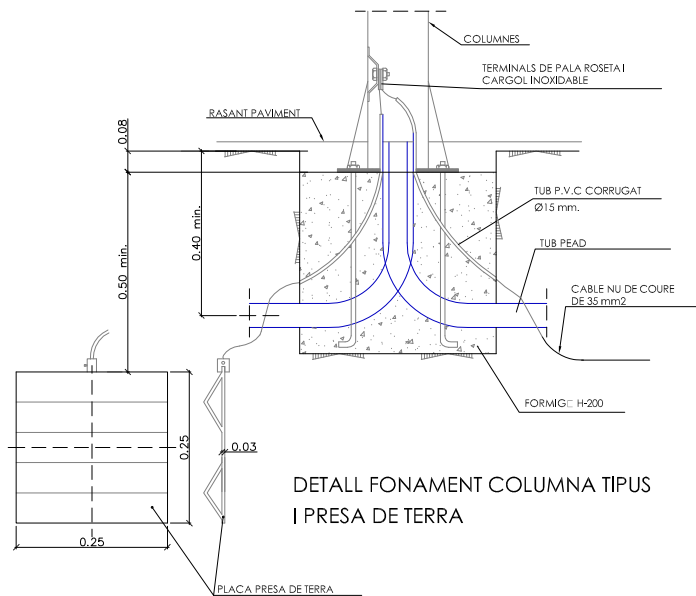


DETALL FONAMENT COLUMNA TIPUS
I PRESA DE TERRA


FONAMENTS DE LES COLUMNES

ALÇADA	3	3.5	4	4.5	5	6	7	8	9	10	11	12
CIMENTACIONS	0.50	0.50	0.60	0.60	0.60	0.60	0.80	0.80	0.80	0.80	0.90	0.90
	0.65	0.65	0.65	0.65	0.70	0.80	0.80	0.80	0.95	1.00	1.00	1.20

NOTA: TOTES LES DIMENSIONS SÓN EN MIL·LÍMETRES EXCEPTE ELS DIMENSIONATS DE LES ALÇADES I
CIMENTACIONS QUE SÓN EN METRES.

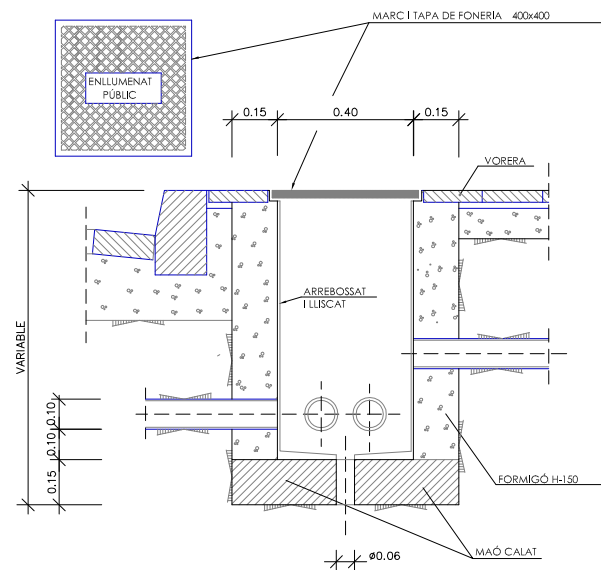

TRONETA TIPUS
Escala 1/25 (cotes en m.)

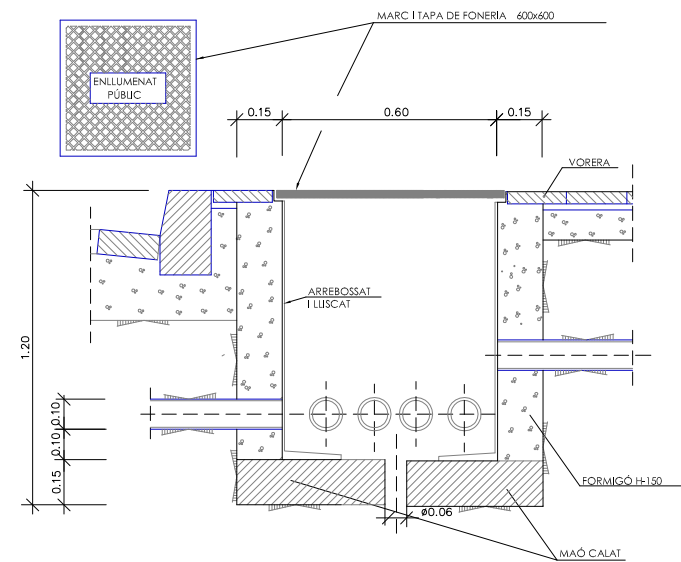

TRONETA PER QUADRE D'ENLLUMENAT I
ENCREUAMENT DE CALÇADES
Escala 1/25 (cotes en m.)

0

PLA DIRECTOR URBANÍSTIC DE LES ÀREES
RESIDENCIALS ESTRATÈGIQUES DE L'ÀMBIT
DEL BAIX LLOBREGAT

ÀREA RESIDENCIAL
ESTRATÈGICA 'RONDA DEL
SUD-AEROPORT'
(El Prat de Llobregat) 2565.2

Títol del document

PROJECTE D'OBRES
BÀSIQUES D'URBANITZACIÓ

Autors del projecte

Pere Santos Forrellad, enginyer de camins, c. i. p.
Lluís Marco Planells, enginyer de camins, c. i. p.
INGENIEROS ASOCIADOS, SA

Títol del Plànol

DETALLS ENLLUMENAT. RASES I
PERICONS.

Escala Núm. plànol

A1 Vàries
A3 Vàries 29.2


Data Full

JUNY 2010 1 de 1

consorci ^Nprat nord

INCASÒL
Institut Català
del Sòl

Ajuntament del Prat de Llobregat

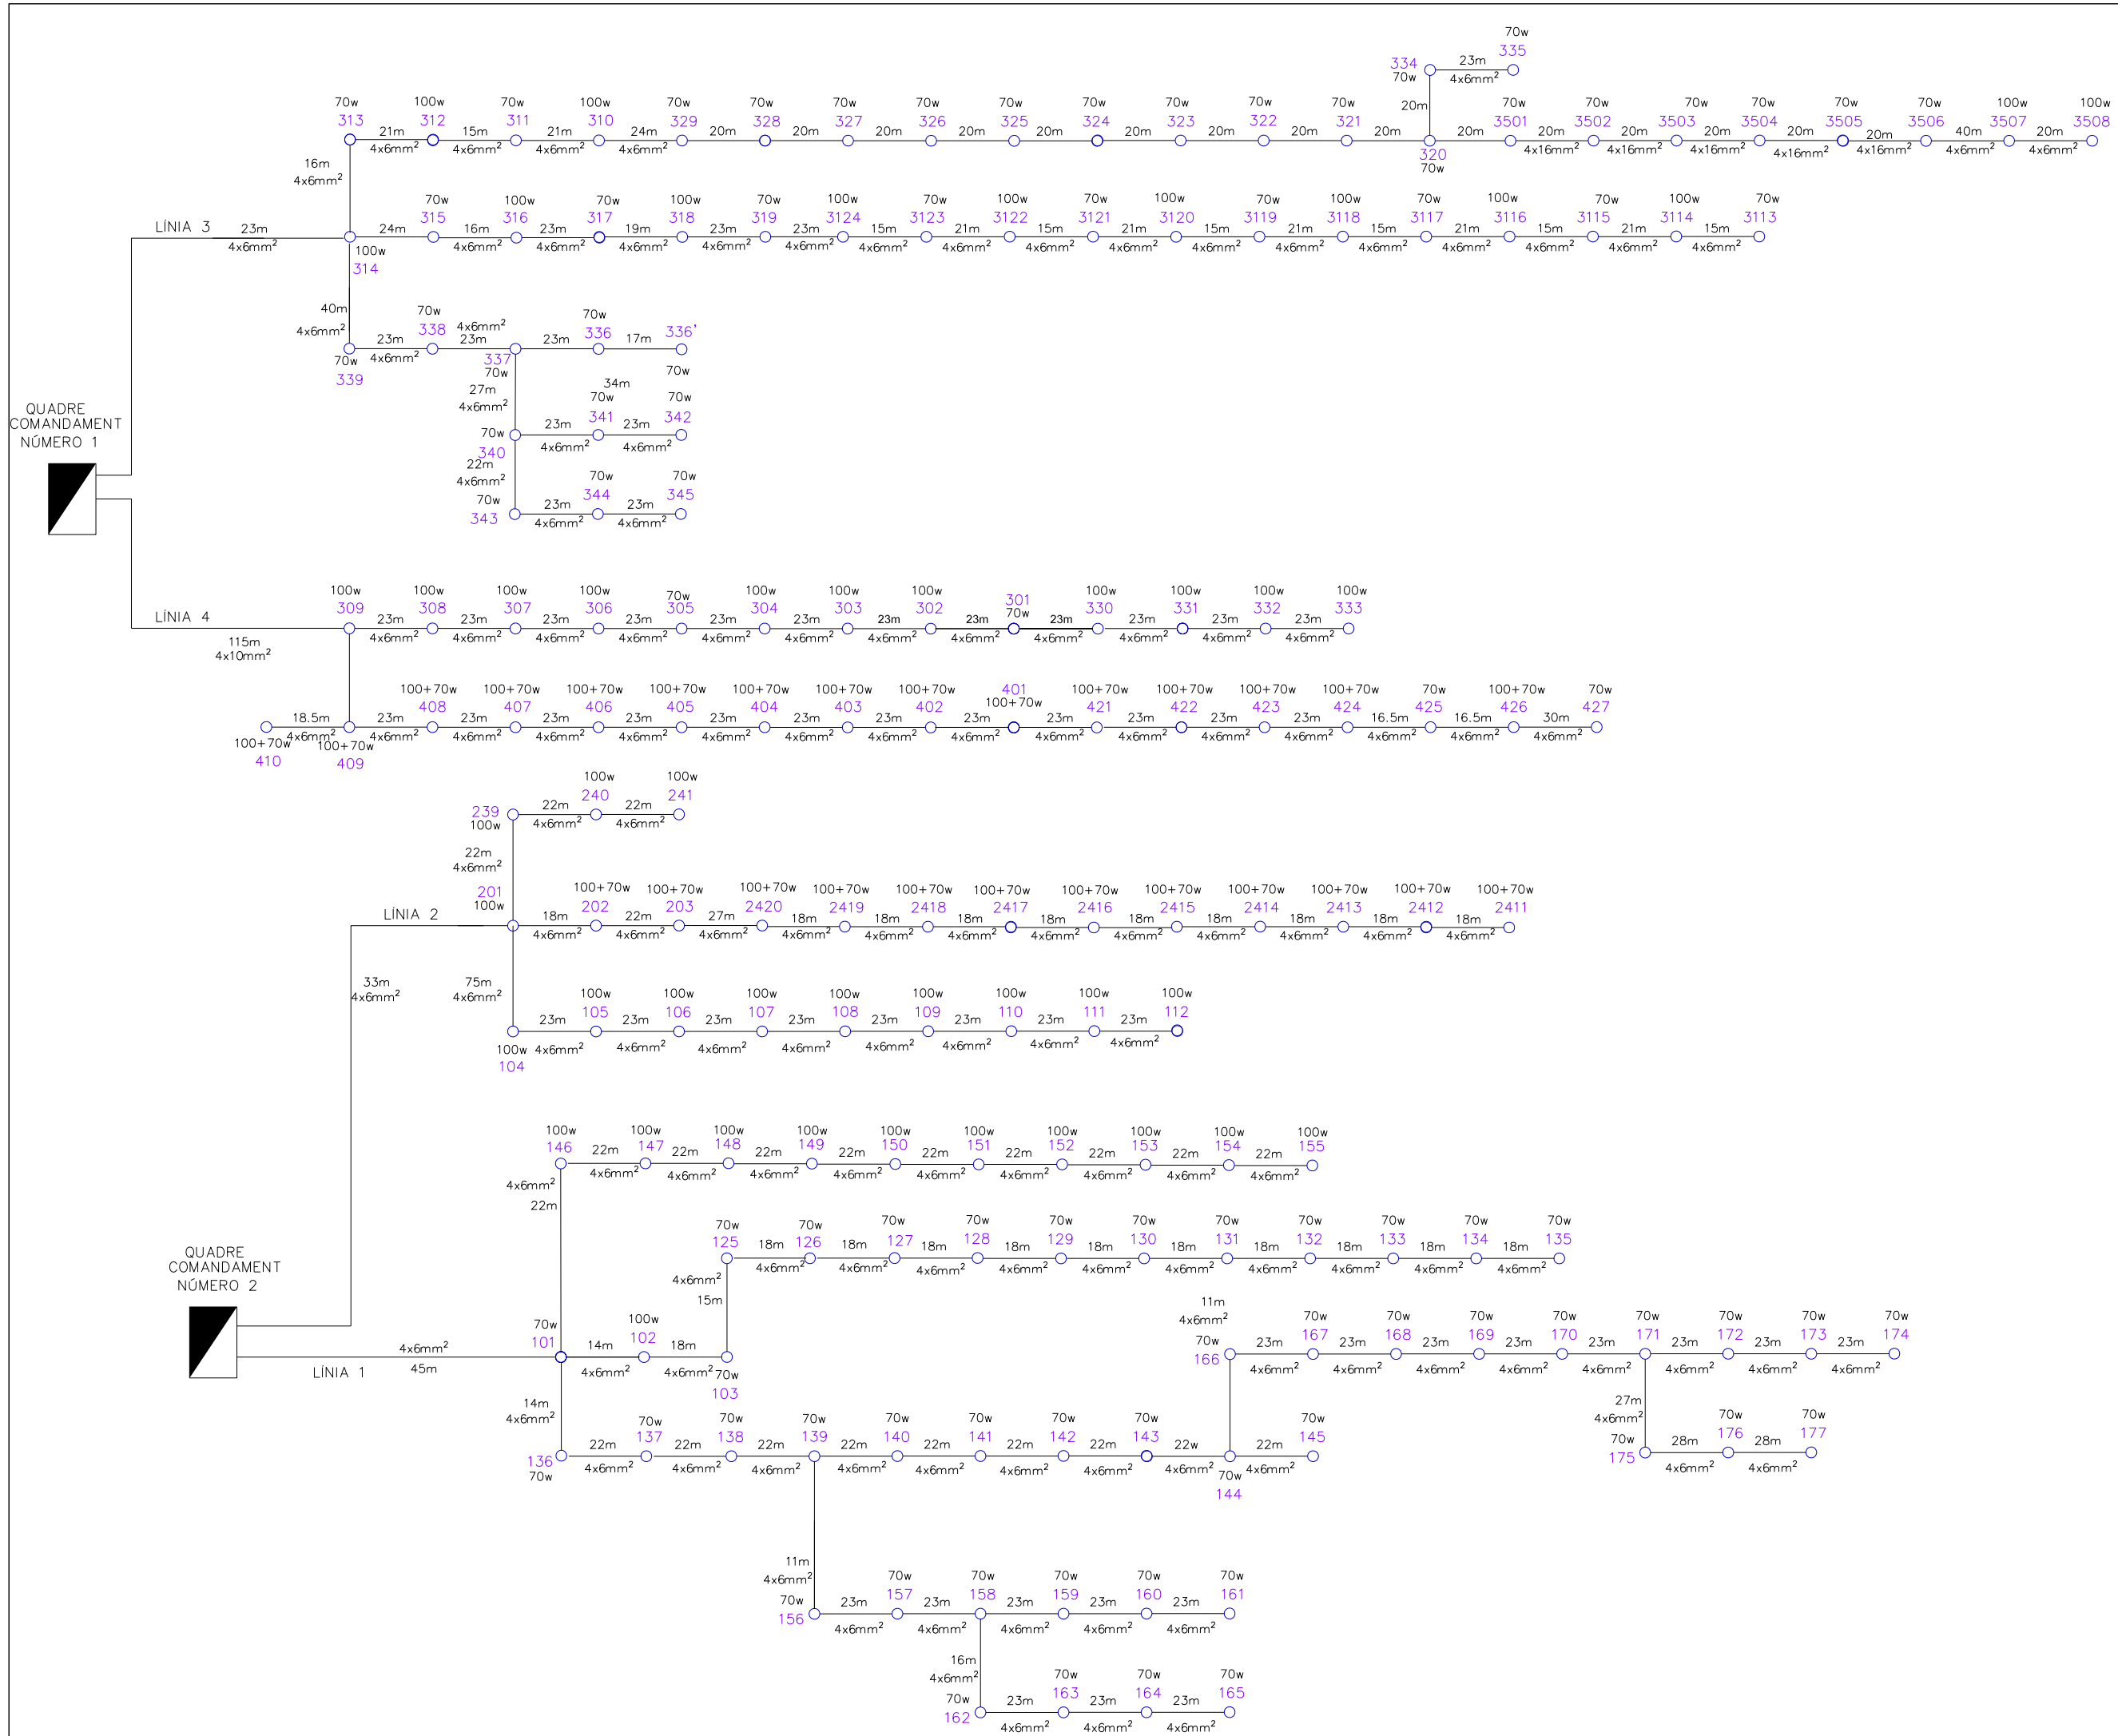

PLA DIRECTOR URBANÍSTIC DE LES ÀREES RESIDENCIALS ESTRATÈGIQUES DE L'ÀMBIT DEL BAIX LLOBREGAT

ÀREA RESIDENCIAL
ESTRATÈGICA 'RONDA DEL
SUD-AEROPORT'
(El Prat de Llobregat) 2565.2

Títol del document
**PROJECTE D'OBRES
BÀSIQUES D'URBANITZACIÓ**

Autors del projecte
[Signatures]
Pere Santos Forrellad, enginyer de camins, c. i. p.
Lluís Marco Planells, enginyer de camins, c. i. p.
INGENIEROS ASOCIADOS, SA


Títol del Plànol
**Enllumenat públic. Esquemes
elèctrics de línies**

Escala Núm. plànol
A1 - 29.3
A3 -
Data Full
JUNY 2010 1 de 2

consorci **prat nord**

QUADRE
COMANDAMENT
NÚMERO 3

QUADRE
COMANDAMENT
NÚMERO 4

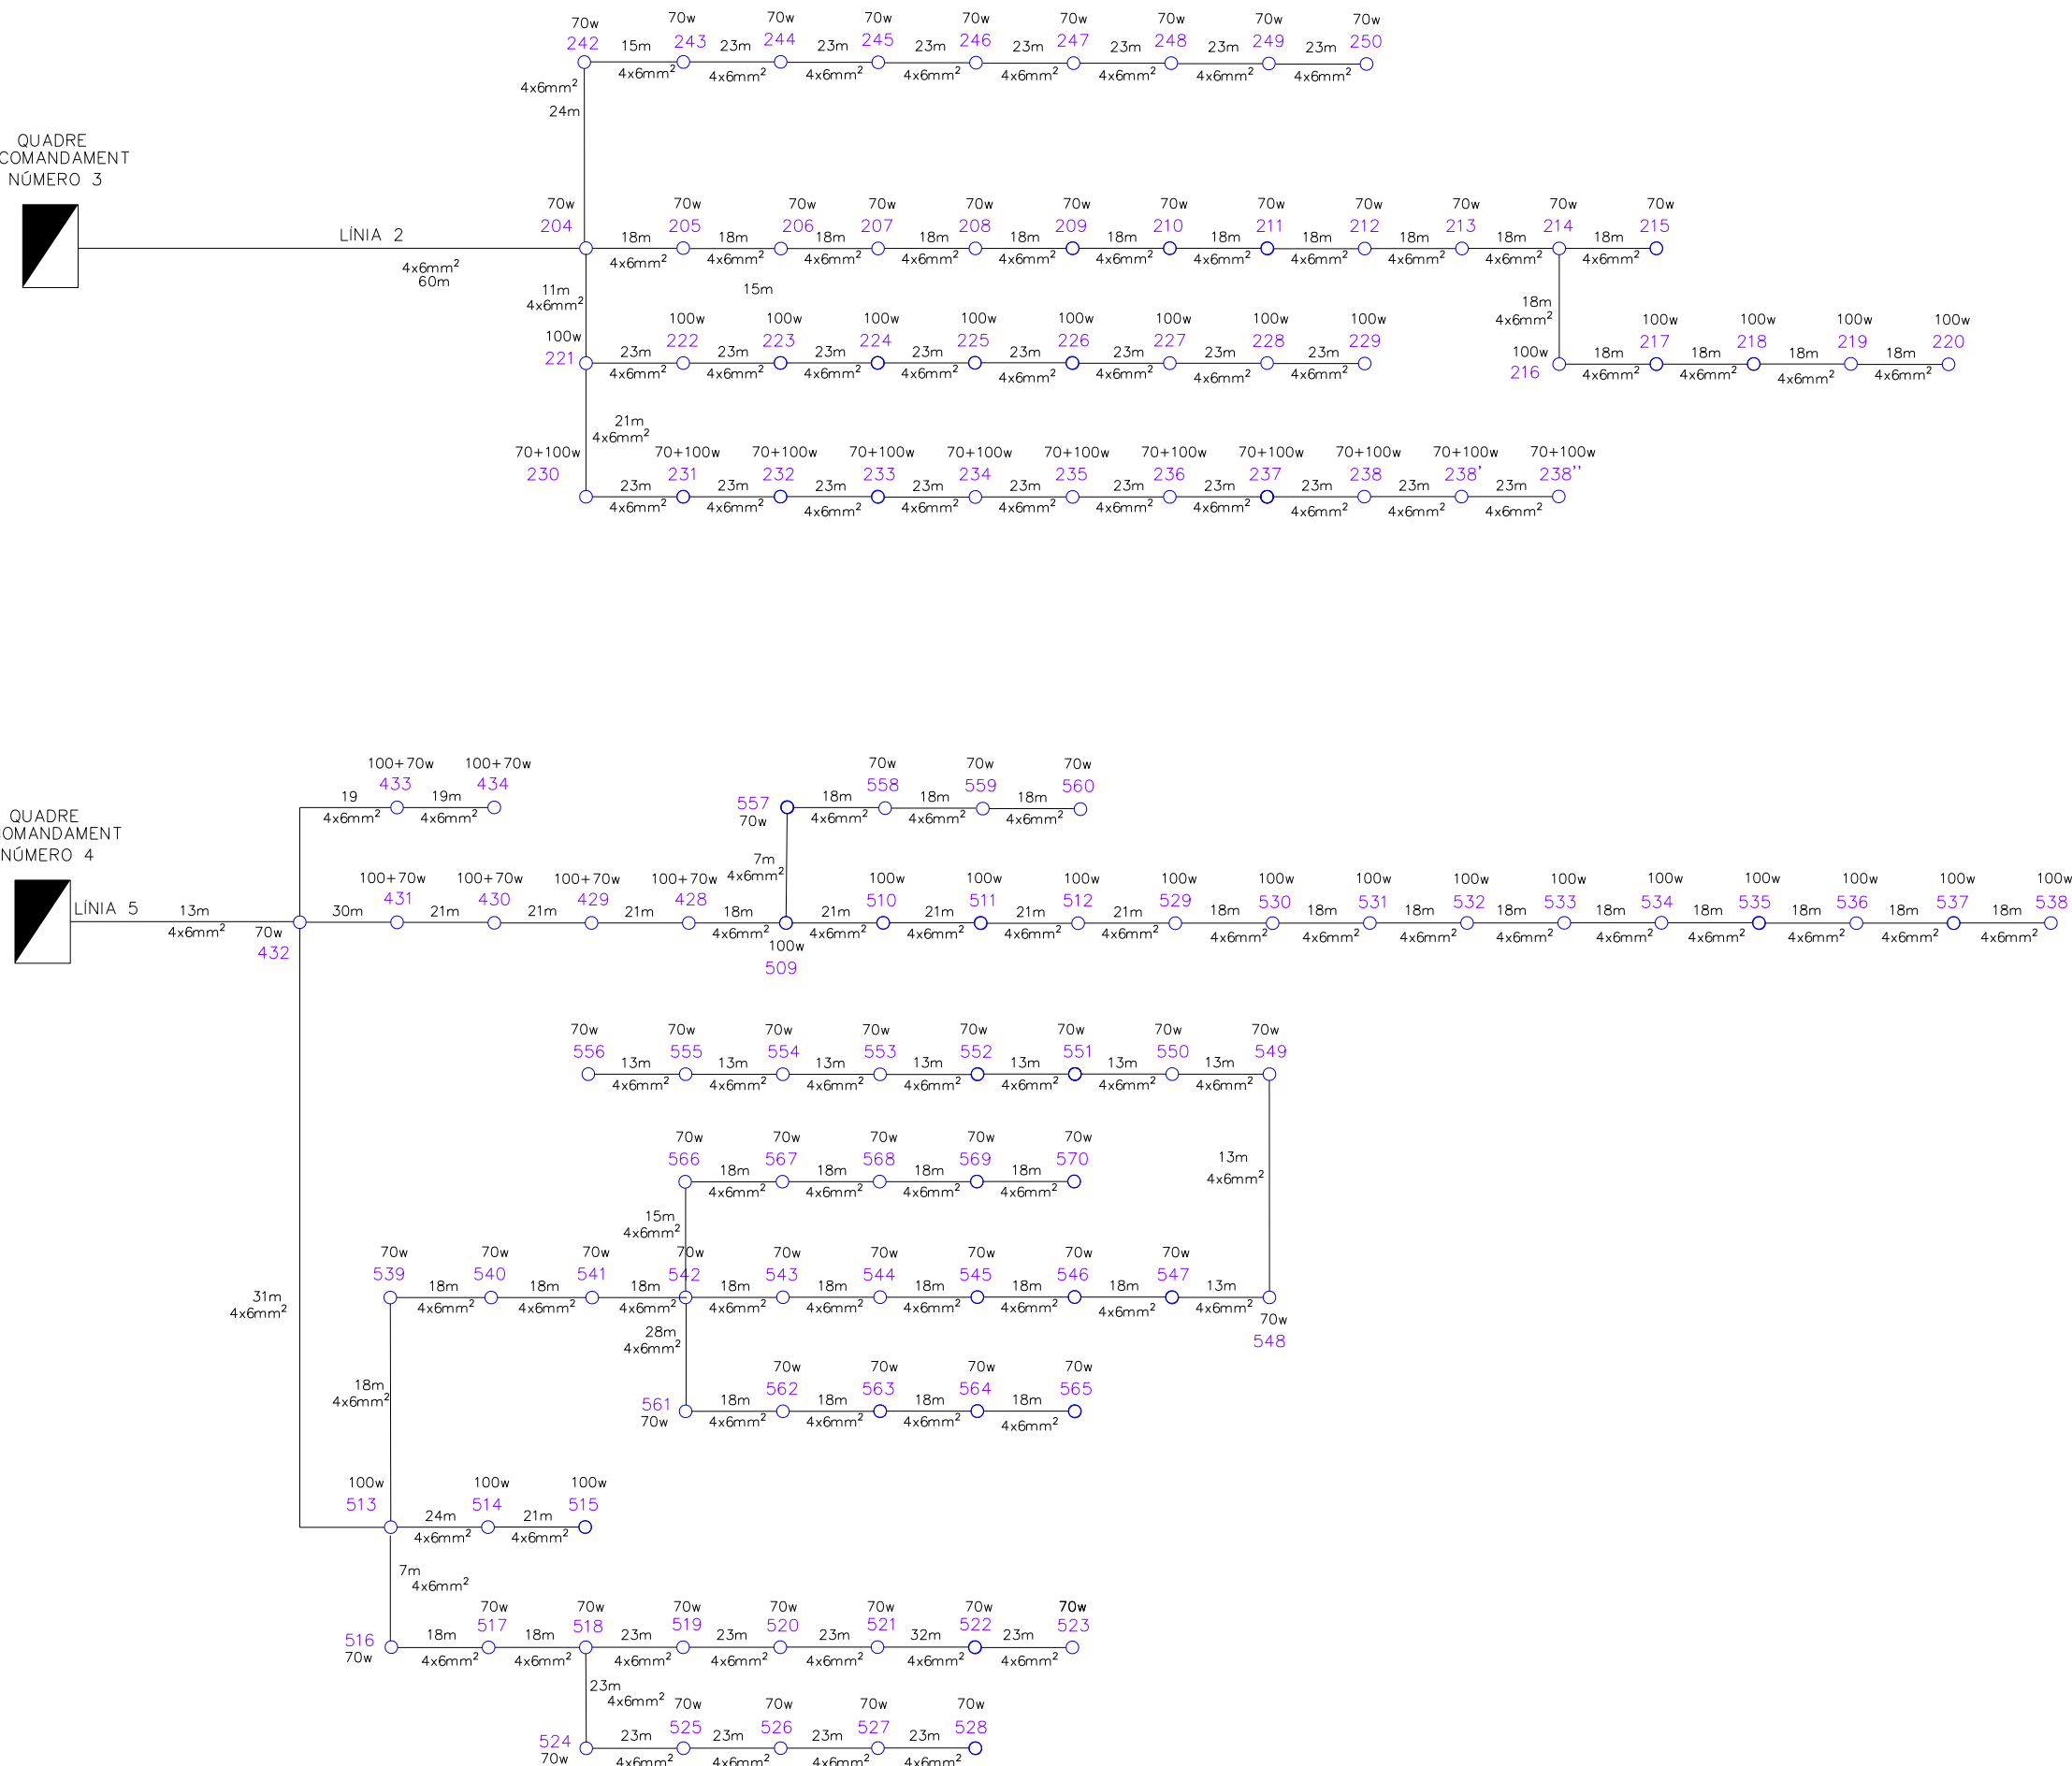

PLA DIRECTOR URBANÍSTIC DE LES ÀREES
RESIDENCIALS ESTRATÈGIQUES DE L'ÀMBIT
DEL BAIX LLOBREGAT

ÀREA RESIDENCIAL
ESTRATÈGICA 'RONDA DEL
SUD-AEROPORT'
(El Prat de Llobregat) 2565.2

Títol del document
PROJECTE D'OBRES
BÀSIQUES D'URBANITZACIÓ

Autors del projecte
Pere Santos Forrellad, enginyer de camins, c. i. p.
Lluís Marco Planells, enginyer de camins, c. i. p.
INGENIEROS ASOCIADOS, SA


Títol del Plànol
Enllumenat públic. Esquemes
elèctrics de línies

Escala Núm. plànol
A1 - 29.3
A3 -
Data Full
JUNY 2010 2 de 2


consorci **prat nord**



Ajuntament del **Prat de Llobregat**

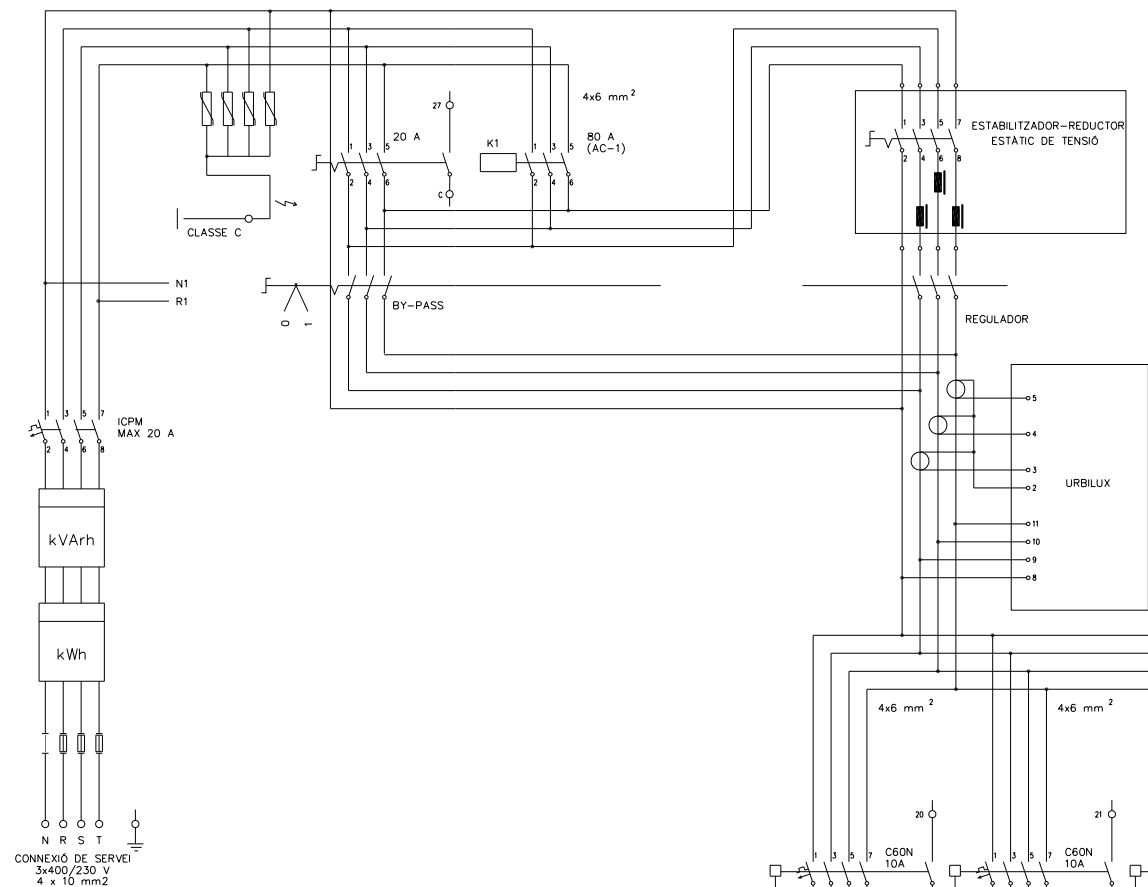


QUADRE ELÈCTRIC D'ENLLUMENAT - ESQUEMA DE POTÈNCIA

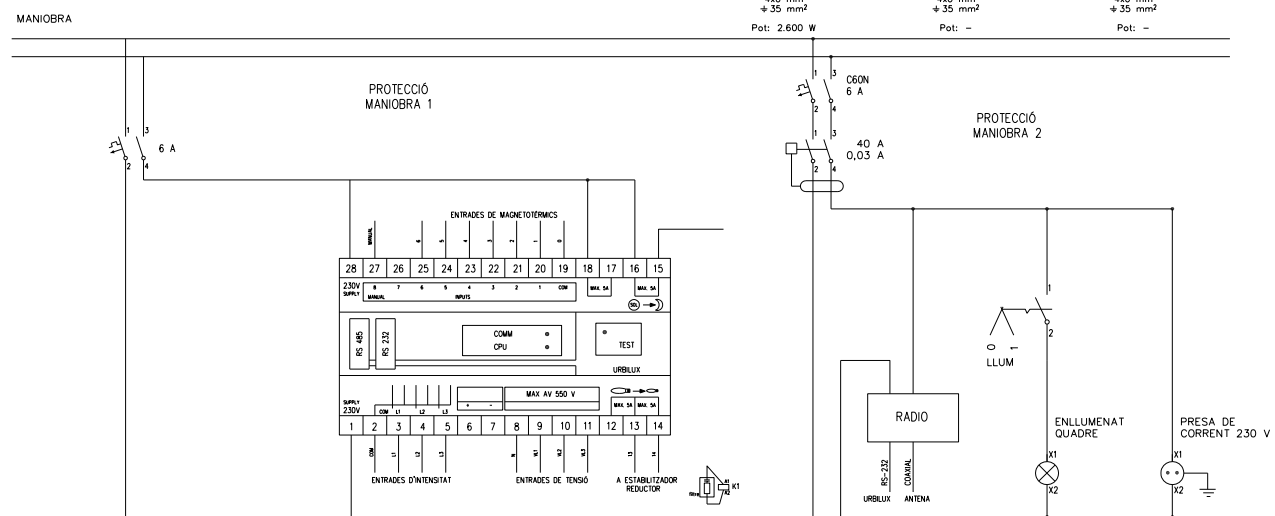


QUADRE ELÈCTRIC D'ENLLUMENAT - ESQUEMA DE MANIOBRA



DETALL FONAMENTACIÓ I PERICÓ DE SORTIDA

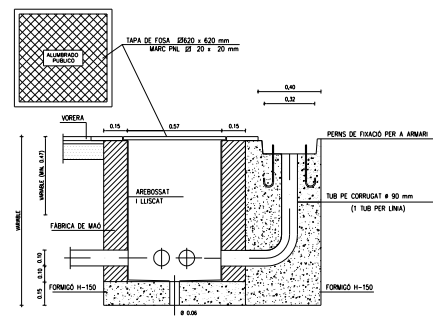


ARMARI AMB CS I CPM TMF1 REDÛIT

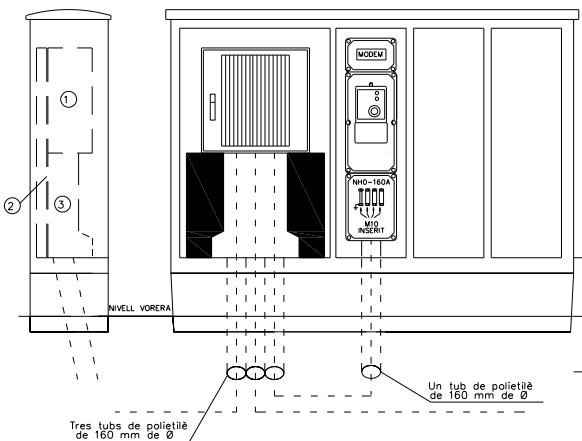

- 1- Caixa de seccionament amb sortides a CPM i línia de distribució per la part inferior (ref. 6704985). Vegeu DC-3.17
- 2- Placa de baqueta de 720x540x4 mm per la fixació del canal de protecció dels conductors
- 3- Canal de protecció dels conductors (ref.6703826).

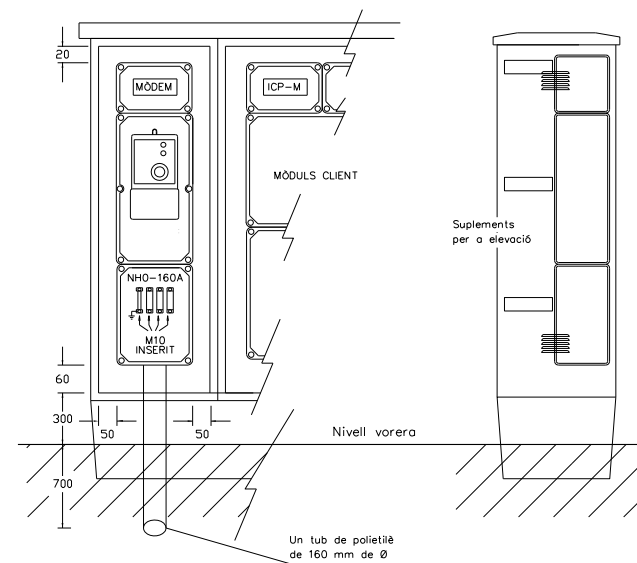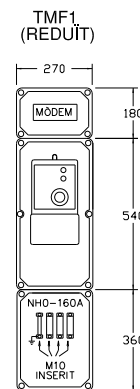

FABRICANTS I TIPUS D'ARMARIS ACCEPTATS		
Fabricant	Tipus	
ACAD, S.A.	TMF1	TMF10
ARELSA	ACD-TMF1	ACD-TMF10
HIMEL	TMF1/AR	TMF10/AR
MASTERQUADRE, SL	CMOX121630/APF	CMOX181830/APF
	EN-TMF1	EN-TMF10

 

PLA DIRECTOR URBANÍSTIC DE LES ÀREES RESIDENCIALS ESTRATÈGIQUES DE L'ÀMBIT DEL BAIX LLOBREGAT

ÀREA RESIDENCIAL ESTRATÈGICA 'RONDA DEL SUD-AEROPORT' (El Prat de Llobregat) 2565.2

Títol del document
PROJECTE D'OBRES BÀSIQUES D'URBANITZACIÓ

Autors del projecte
Pere Santos Forrellad, enginyer de camins, c. i. p.
Lluís Marco Planells, enginyer de camins, c. i. p.
INGENIEROS ASOCIADOS, SA

Títol del Plànol
DETALLS D'ENLLUMENAT. QUADRE DE COMANDAMENT

Escala
A1 -
A3 -
29.4
Data
JUNY 2010
Núm. plànol
1 de 1

consorci **prat nord**



Ajuntament del Prat de Llobregat